



LEYENDA COMPARTIMENTACION Y EVACUACION DE INCENDIOS	
	PERIMETRO DE SECTOR
	VESTIBULO DE INDEPENDENCIA
	ESCALERA PARA EVACUACION
	SAIDA DE PLANTA O DE RECINTO
	RECORRIDO DE EVACUACION
	XXX




Instituto de Investigación Sanitaria Gregorio Marañón




Comunidad de Madrid

PROYECTO BASICO Y DE EJECUCION PARA LA REFORMA DE LAS PLANTAS 6ª Y 7ª DEL INSTITUTO PROVINCIAL DE REHABILITACION PARA LA CREACION DE UNA UNIDAD INNOVADORA PARA LA ATENCION SANITARIA INTEGRAL A PACIENTES CON IMD

PLANTA: PLANO N.º PCS-01	SEXTA ESCALA: 1/100
FECHA: Enero 2017	
EMPLAZAMIENTO: c/ Francisco Sívola 40 (28028 Madrid)	
TITULO: PLANOS DE INSTALACIONES PROTECCION CONTRA INCENDIOS. SECTORIZACION	
ARQUITECTO:  Julián Arroz Ayuso	

un soldipgs estas scilipi. Sephila ne sicutur verifcar verifcar. Para más información contacte con el departamento de Gestión de Proyectos y Planificación del IISGM. Exp. n.º: T/1001211/2017. Fecha: 30/01/2017. COAM VISADO.

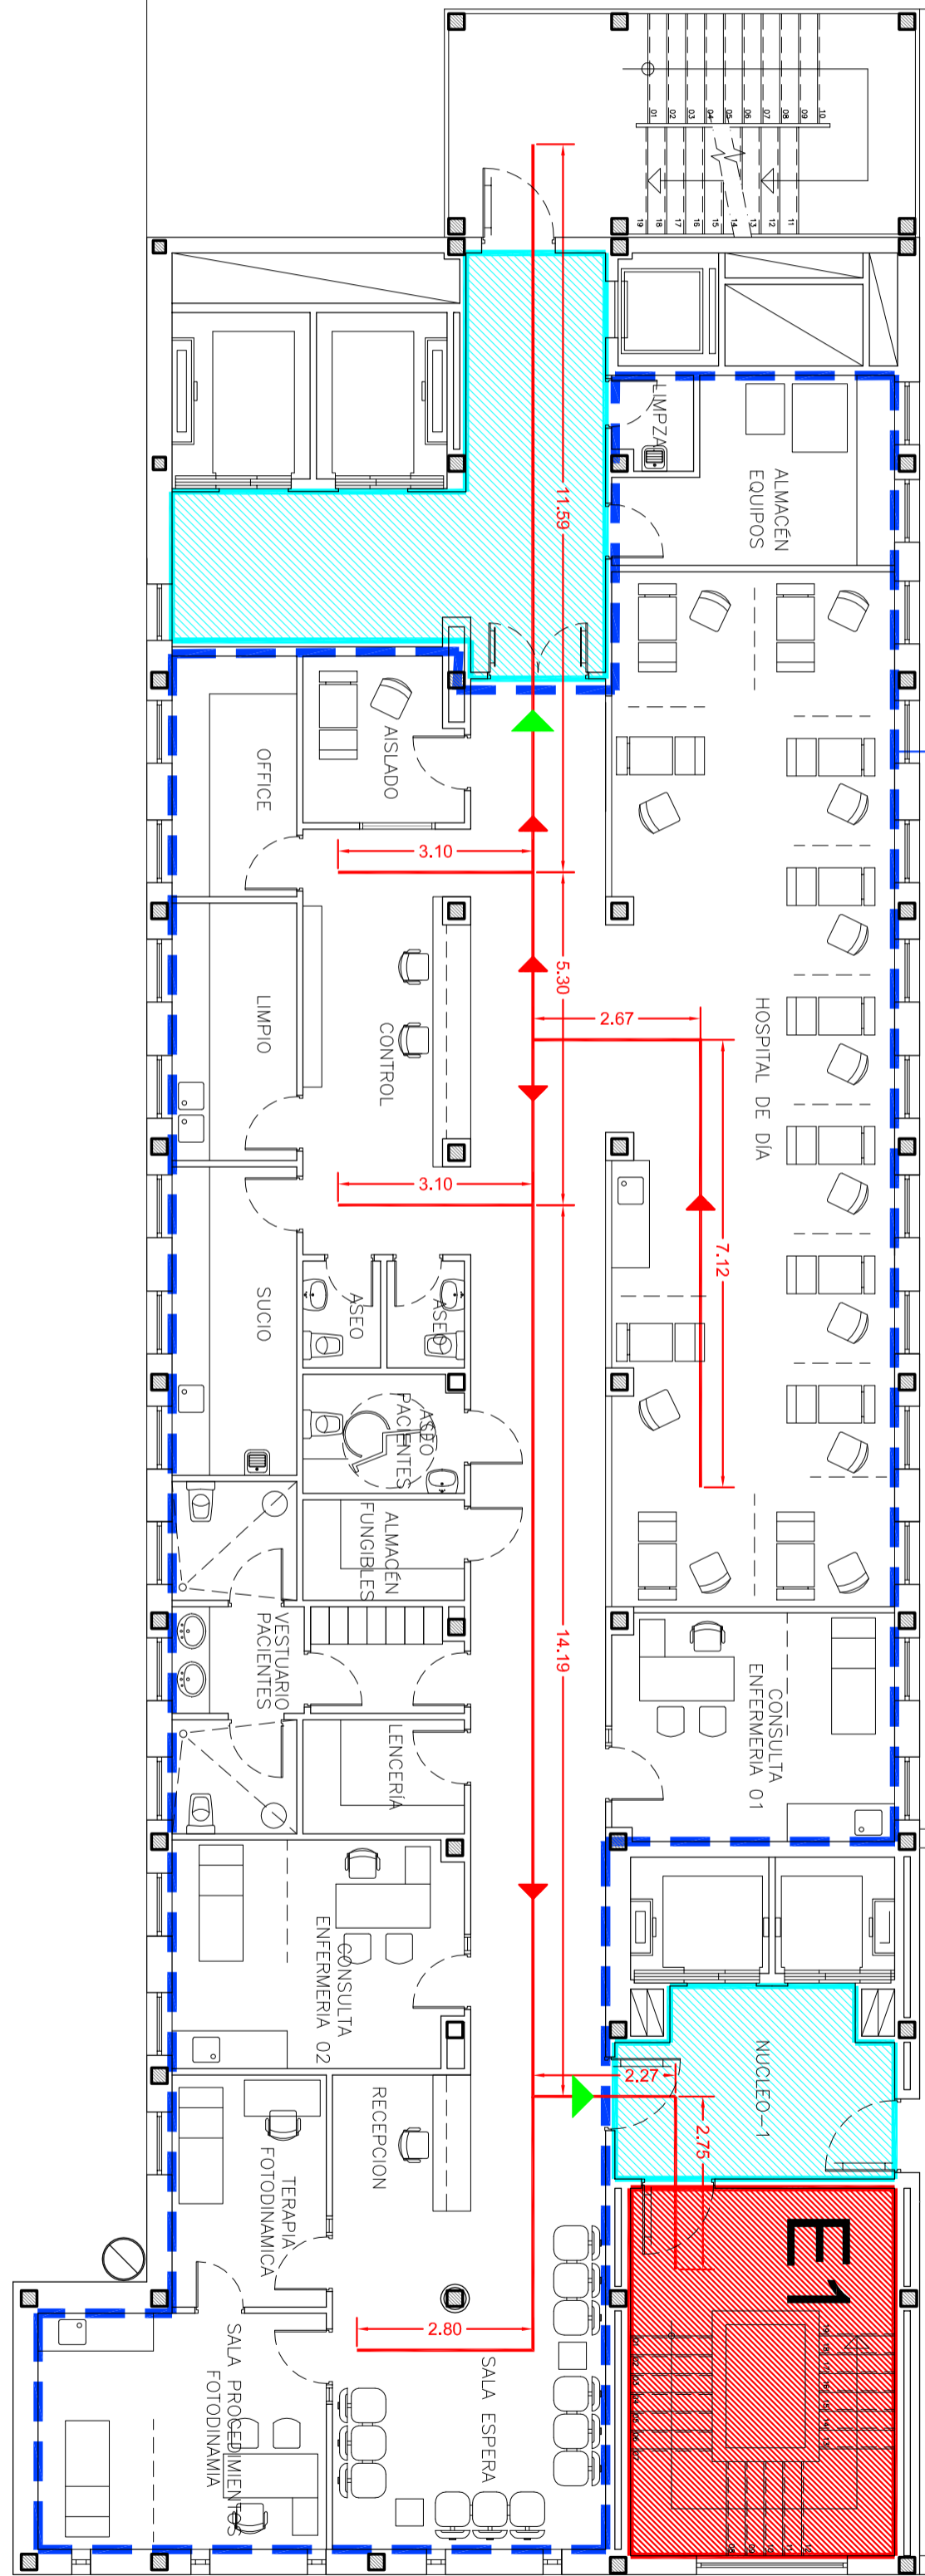

SECTOR: S3
 SUP. SECTOR: 321.44 m2
 SUP. TOTAL: 463.02 m2
 OCUPACION: --

LEYENDA COMPARTIMENTACION Y EVACUACION DE INCENDIOS	
	PERIMETRO DE SECTOR
	VESTIBULO DE INDEPENDENCIA
	ESCALERA PARA EVACUACION
	SALIDA DE PLANTA O DE RECINTO
	RECORRIDO DE EVACUACION

PLANTAS DE HOSPITALIZACION O T. INTENSIVO EN USO HOSPITALARIO	
LA LONGITUD DE LOS RECORRIDOS DE EVACUACION HASTA ALGUNA SALIDA DE PLANTA <35m TABLA 3.1 S3	LA LONGITUD DE LOS RECORRIDOS DE EVACUACION HASTA LLEGAR A ALGUN PUNTO DESDE EL CUAL EXISTAN AL MENOS DOS RECORRIDOS ALTERNATIVOS <15m TABLA 3.1 S3
OTRAS ZONAS	OTRAS ZONAS
LA LONGITUD DE LOS RECORRIDOS DE EVACUACION HASTA ALGUNA SALIDA DE PLANTA <50m TABLA 3.1 S3	LA LONGITUD DE LOS RECORRIDOS DE EVACUACION HASTA ALGUNA SALIDA DE PLANTA <25m TABLA 2.2 S11



Instituto de Investigación Sanitaria Gregorio Marañón





Comunidad de Madrid

PROYECTO BASICO Y DE EJECUCION PARA LA REFORMA DE LAS PLANTAS 6ª Y 7ª DEL INSTITUTO PROVINCIAL DE REHABILITACION PARA LA CREACION DE UNA UNIDAD INNOVADORA PARA LA ATENCION SANITARIA INTEGRAL A PACIENTES CON IMD

 





 
PLANTA:	SEPTIMA
PLANO N.º:	POIS-02
ESCALA:	1/100
FECHA:	Enero 2017
EMPLAZAMIENTO:	c/ Francisco Silvela 40 (28028 Madrid)

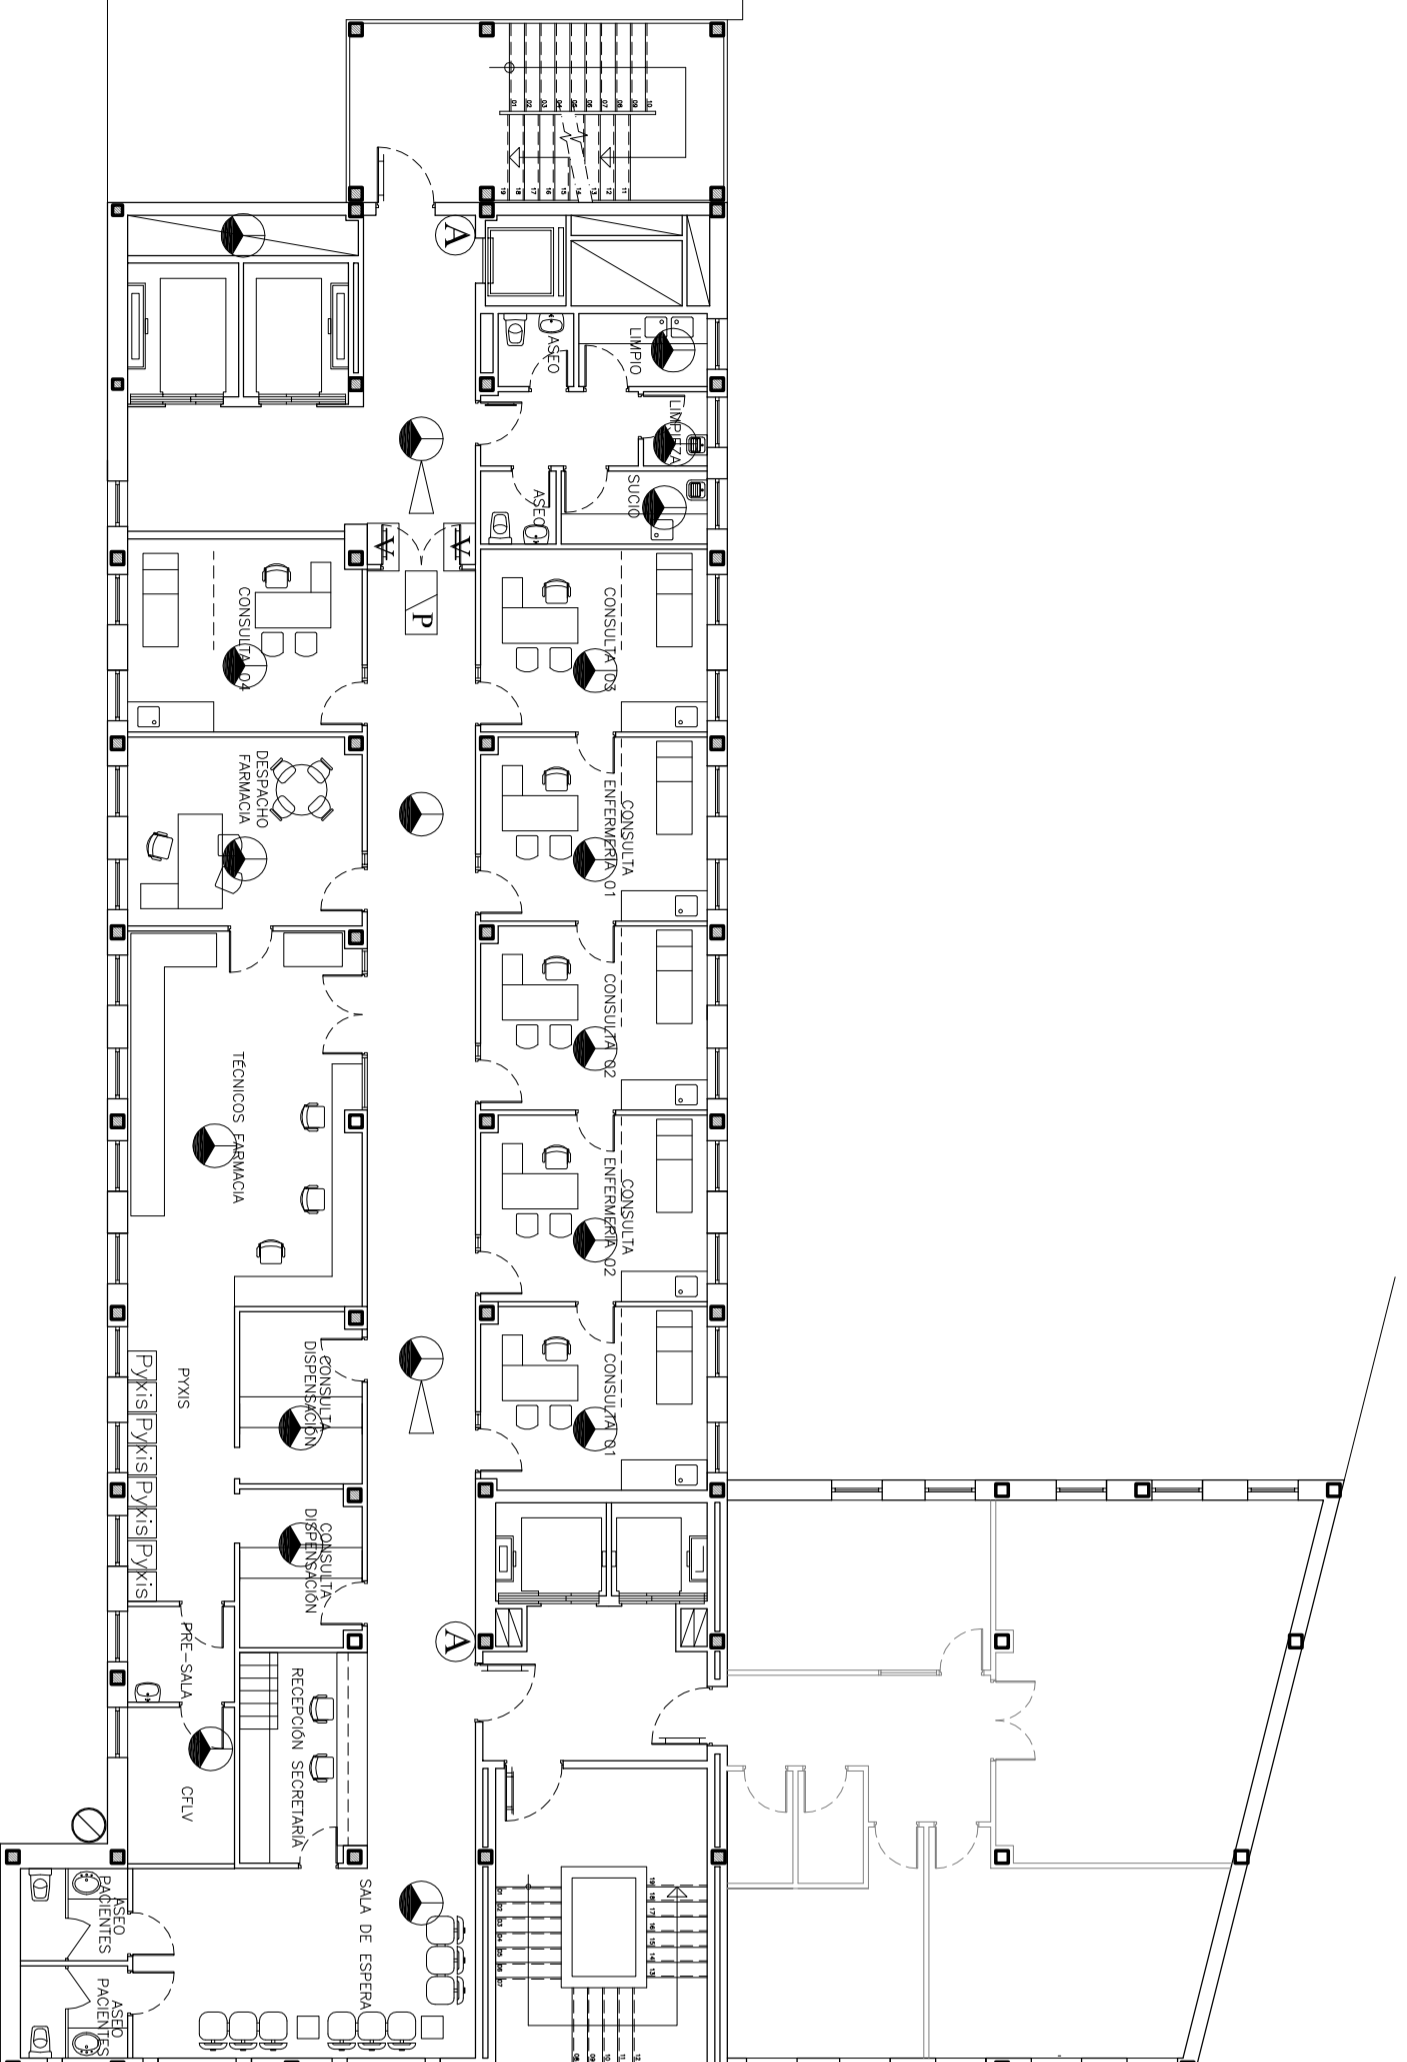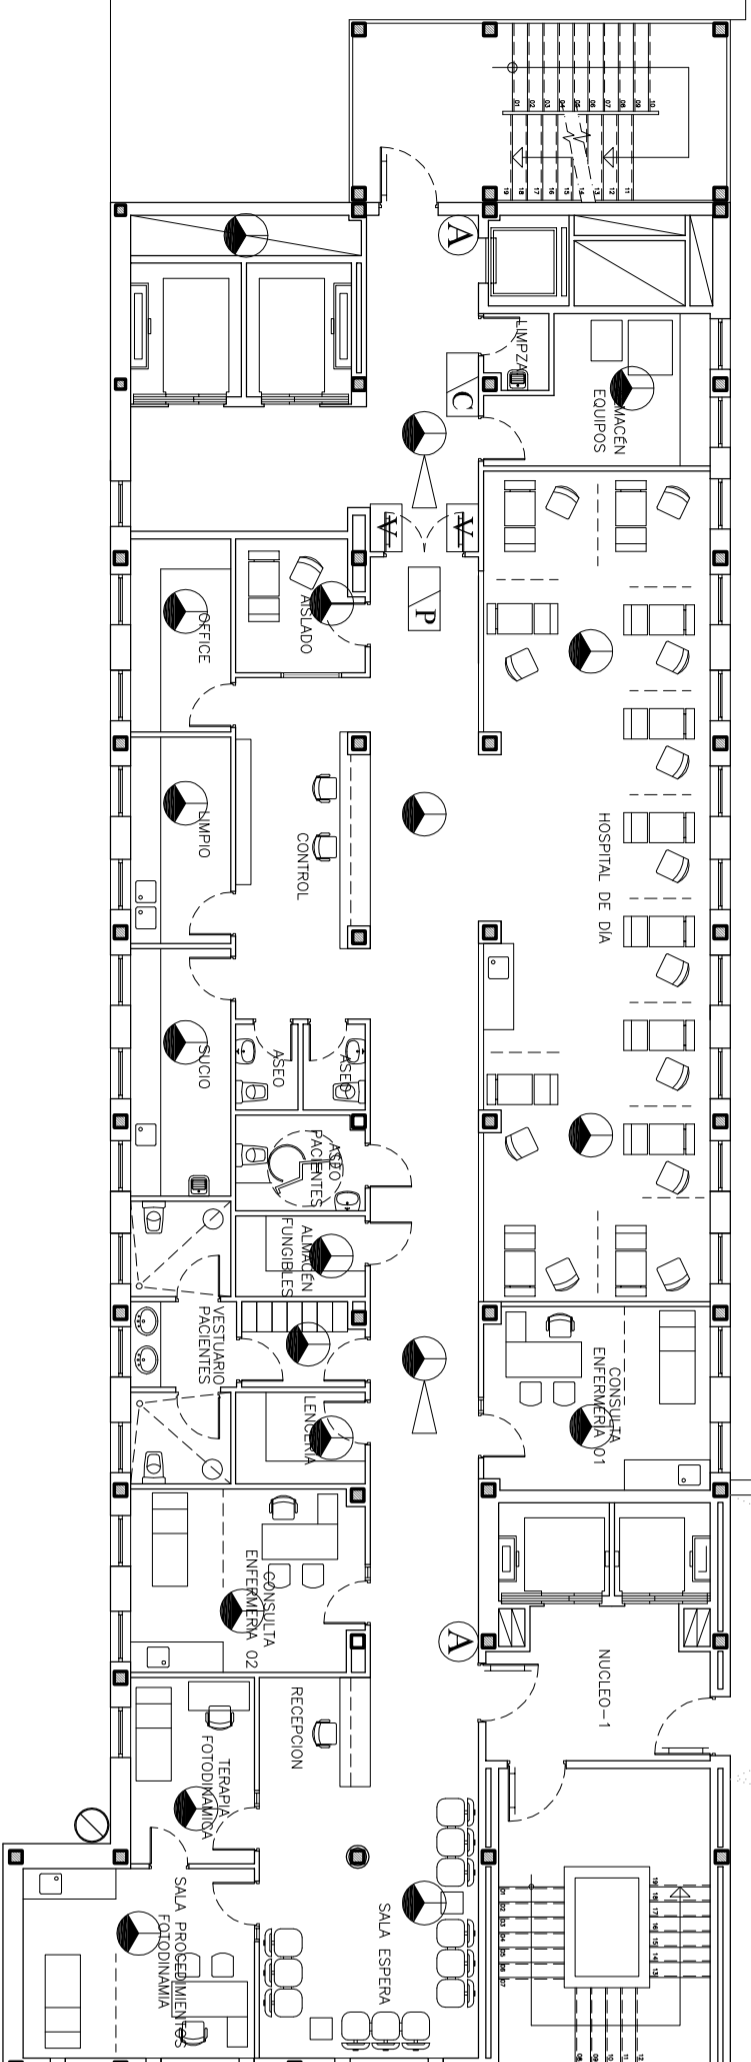ARQUITECTO:  **TITULO:** PLANOS DE INSTALACIONES PROTECCION CONTRA INCENDIOS. SECTORIZACION

Julian Arranz Ayuso



LEYENDA INSTALACION DE DETECCION DE INCENDIOS

	- DETECTOR OPTICO DE HUMOS Y TERMICO SISTEMA ANALOGICO-ALGORITMICO.
	- PULSADOR MANUAL DE DOBLE ACCION PARA SISTEMA ANALOGICO-ALGORITMICO.
	- DETECTOR MULTISENSOR CON SIRENA DE ALARMA EN ZOCALO FUNCIONAL.
	- CENTRAL DE DETECCION AUTOMATICA DE INCENDIOS SISTEMA ANALOGICO-ALGORITMICO.
	- ELEMENTO DE ENTRADA O SALIDA CODIFICABLE PARA PUERTAS.
	- ELEMENTO DE ENTRADA Y SALIDA CODIFICABLE PARA COMPUERTAS.
	- VENTOSA MAGNETICA.



Instituto de Investigación Sanitaria Gregorio Marañón



PROYECTO BASICO Y DE EJECUCION PARA LA REFORMA DE LAS PLANTAS 6ª Y 7ª DEL INSTITUTO PROVINCIAL DE REHABILITACION PARA LA CREACION DE UNA UNIDAD INNOVADORA PARA LA ATENCION SANITARIA INTEGRAL A PACIENTES CON IMD

PLANTA: SEXTA Y SEPTIMA

PLANO N.º: PCID-01

ESCALA: 1/150

FECHA: Enero 2017

EMPLAZAMIENTO: c/ Francisco Silveira 40 (28028 Madrid)


ARQUITECTO: 

TITULO: PLANOS DE INSTALACIONES

Julian Arroz Avuso



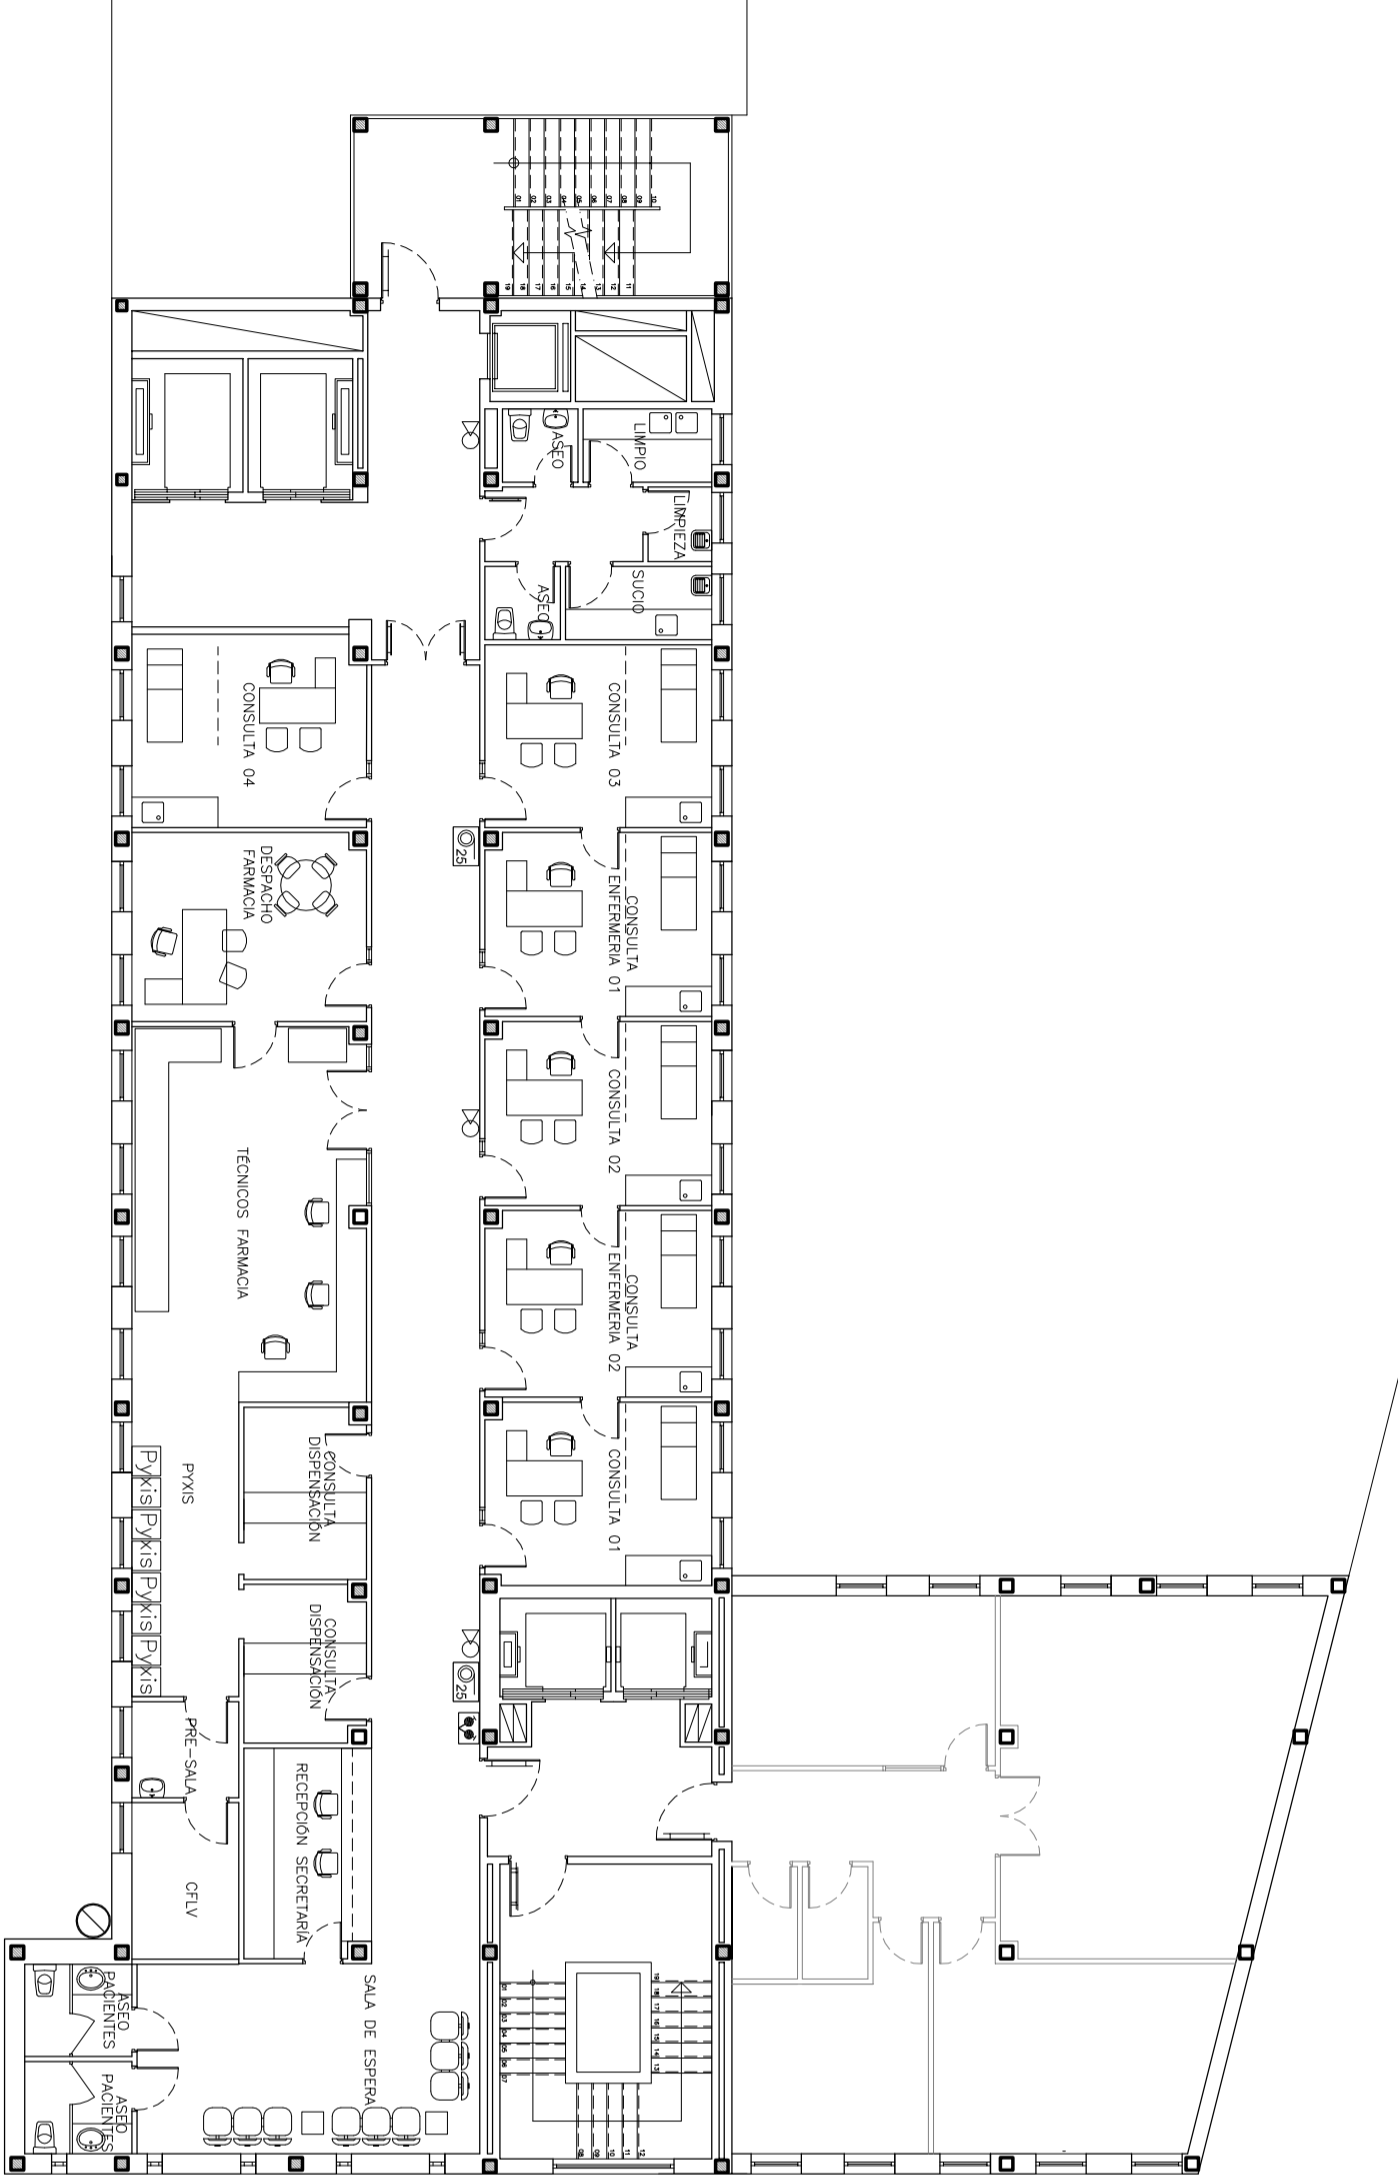


PLANTA SEPTIMA



PLANTA SEXTA

LEYENDA INSTALACION PROT. INCENDIOS

	- EXTINTOR DE POLVO POLVALENTE "ABC". CAPACIDAD 8KG. EFICACIA 21A-113B
	- BOCA DE INCENDIO EQUIPADA (B.I.E.), DN25, CON MANGUERA SEMIRIGIDA, L=20m.
	- COLUMNA SECA. TOMA DE SALIDA EN PLANTAS: "USO EXCLUSIVO DE BOMBEROS".



Instituto de Investigación Sanitaria Gregorio Marañón




Comunidad de Madrid

PROYECTO BASICO Y DE EJECUCION PARA LA REFORMA DE LAS PLANTAS 6ª Y 7ª DEL INSTITUTO PROVINCIAL DE REHABILITACION PARA LA CREACION DE UNA UNIDAD INNOVADORA PARA LA ATENCION SANITARIA INTEGRAL A PACIENTES CON IMD


PLANTA:	SEXTA Y SEPTIMA	ARQUITECTO:	
PLANO N.º:	POIE-01	ESCALA:	1/150
FECHA:	Enero 2017	TITULO:	PLANOS INSTALACIONES
EMPLAZAMIENTO:	c/ Francisco Sívola 40 (28028 Madrid)		

BERNABIO
 ARQUITECTOS
 C/ Francisco Sívola 40 (28028 Madrid)
 T. 91 401 35 55
 F. 91 401 35 55
 www.bernabio.com


Este certificado es otorgado por el COAM. Para más información, consulte el sitio web del COAM. Para verificar la autenticidad de este certificado, visite el sitio web del COAM. Para más información, consulte el sitio web del COAM.

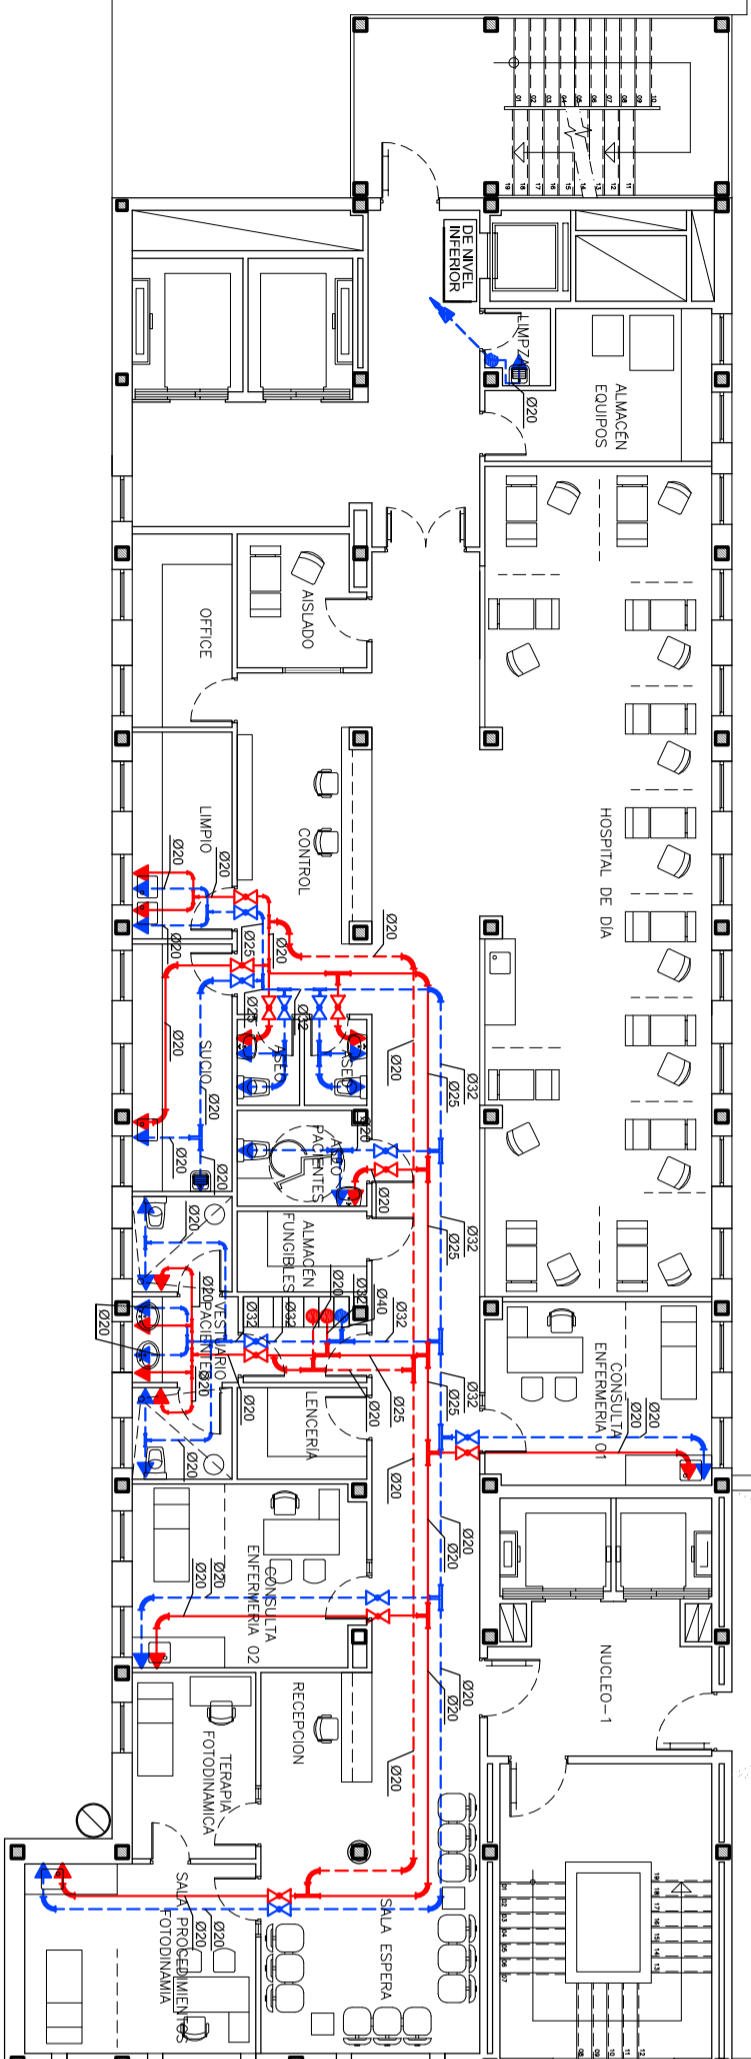

PLANTA SEPTIMA

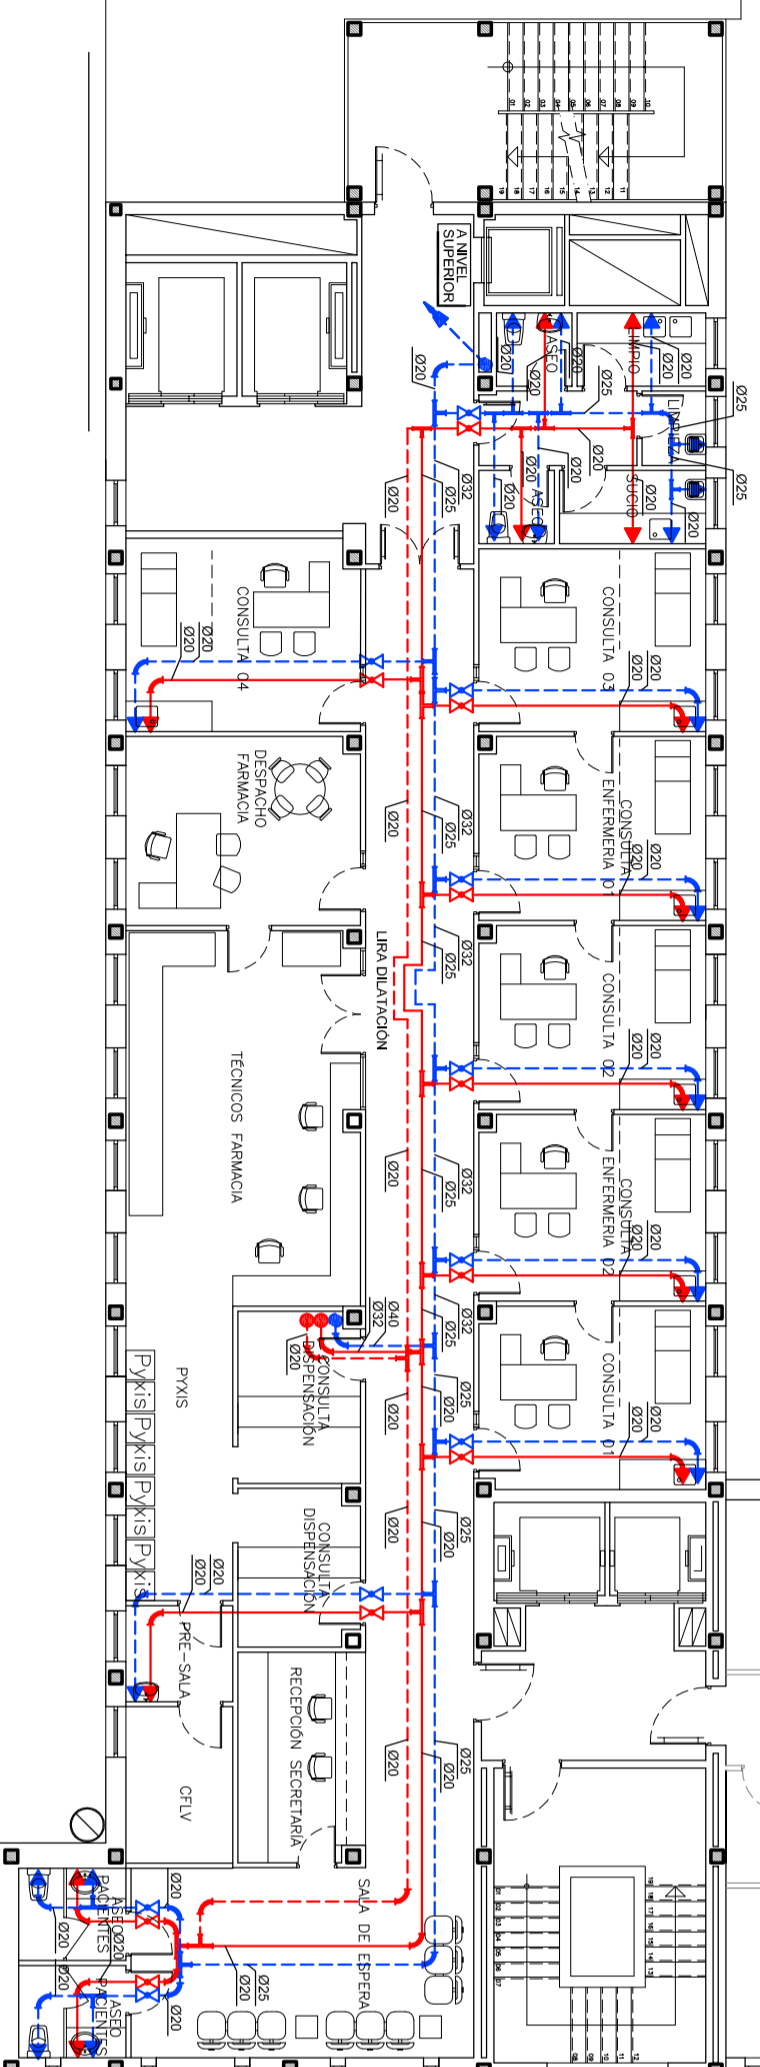


PLANTA SEXTA



Instituto de Investigación Sanitaria Gregorio Marañón





Comunidad de Madrid



PROYECTO BASICO Y DE EJECUCION PARA LA REFORMA DE LAS PLANTAS 6ª Y 7ª DEL INSTITUTO PROVINCIAL DE REHABILITACION PARA LA CREACION DE UNA UNIDAD INNOVADORA PARA LA ATENCION SANITARIA INTEGRAL A PACIENTES CON IMD

PLANTA:	SEXTA Y SEPTIMA	ARQUITECTO:	
PLANO N.º:	F-01	ESCALA:	1/150
FECHA:	Enero 2017	 Julian Aranz Ayuso	
EMPLAZAMIENTO:	c/ Francisco Sívola 40 (28028 Madrid)		
TITULO:	 PLANOS INSTALACIONES		

Exp. nº: T1/001211/2017
 Fecha: 30/10/2017
 Exp. nº: T1/001211/2017
 Fecha: 30/10/2017

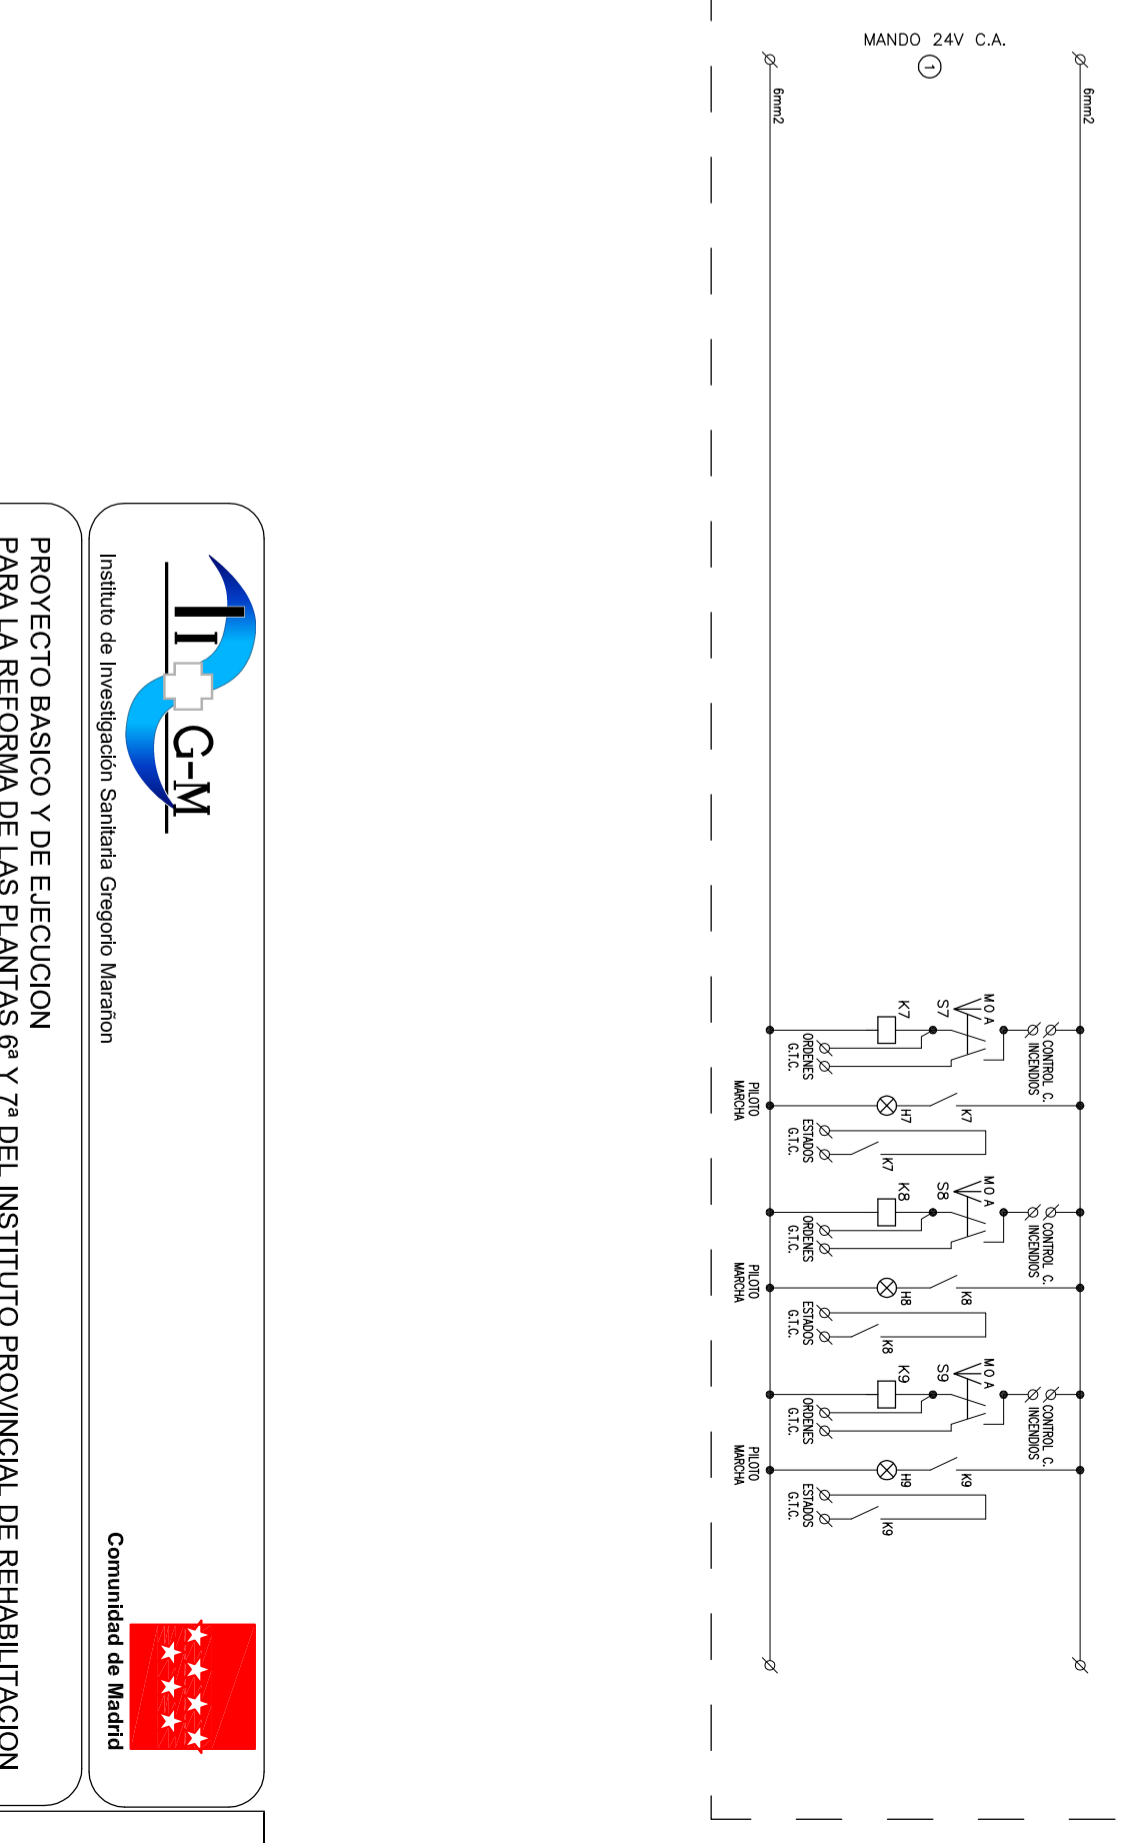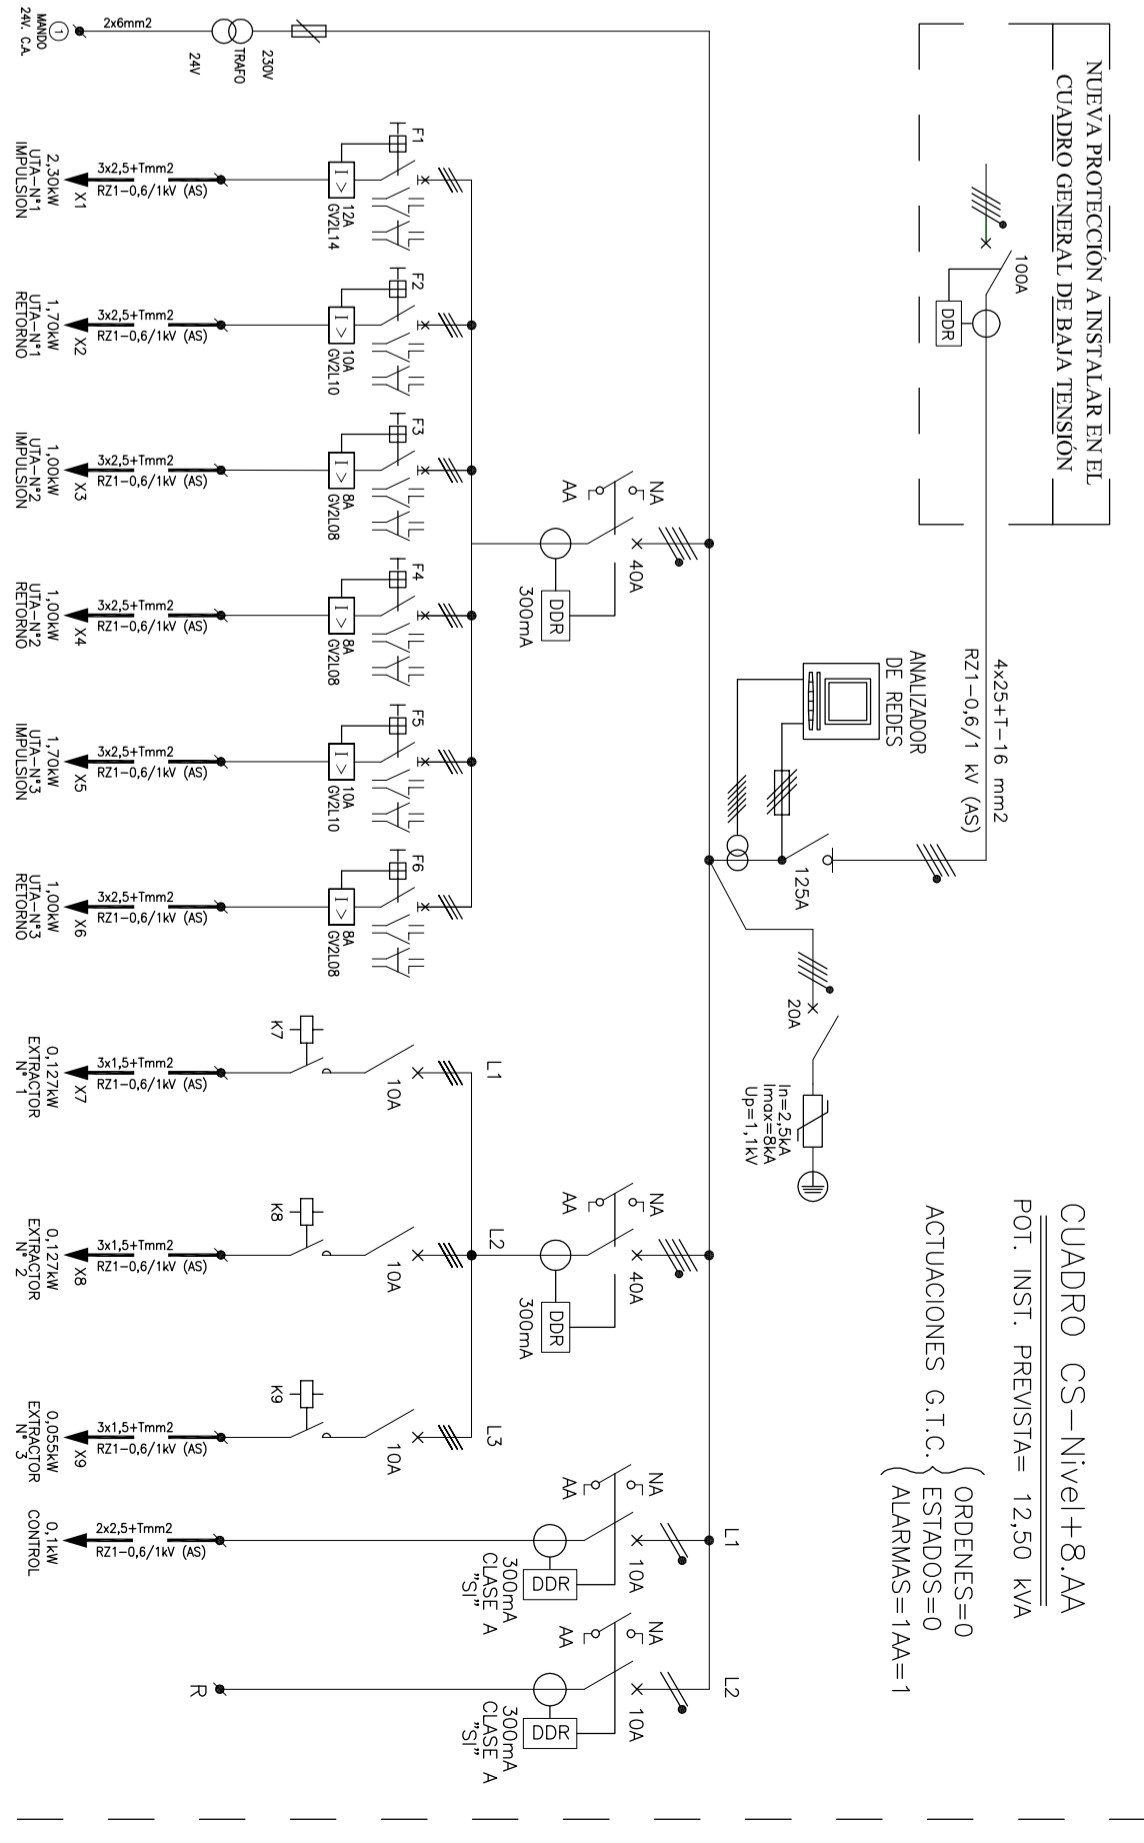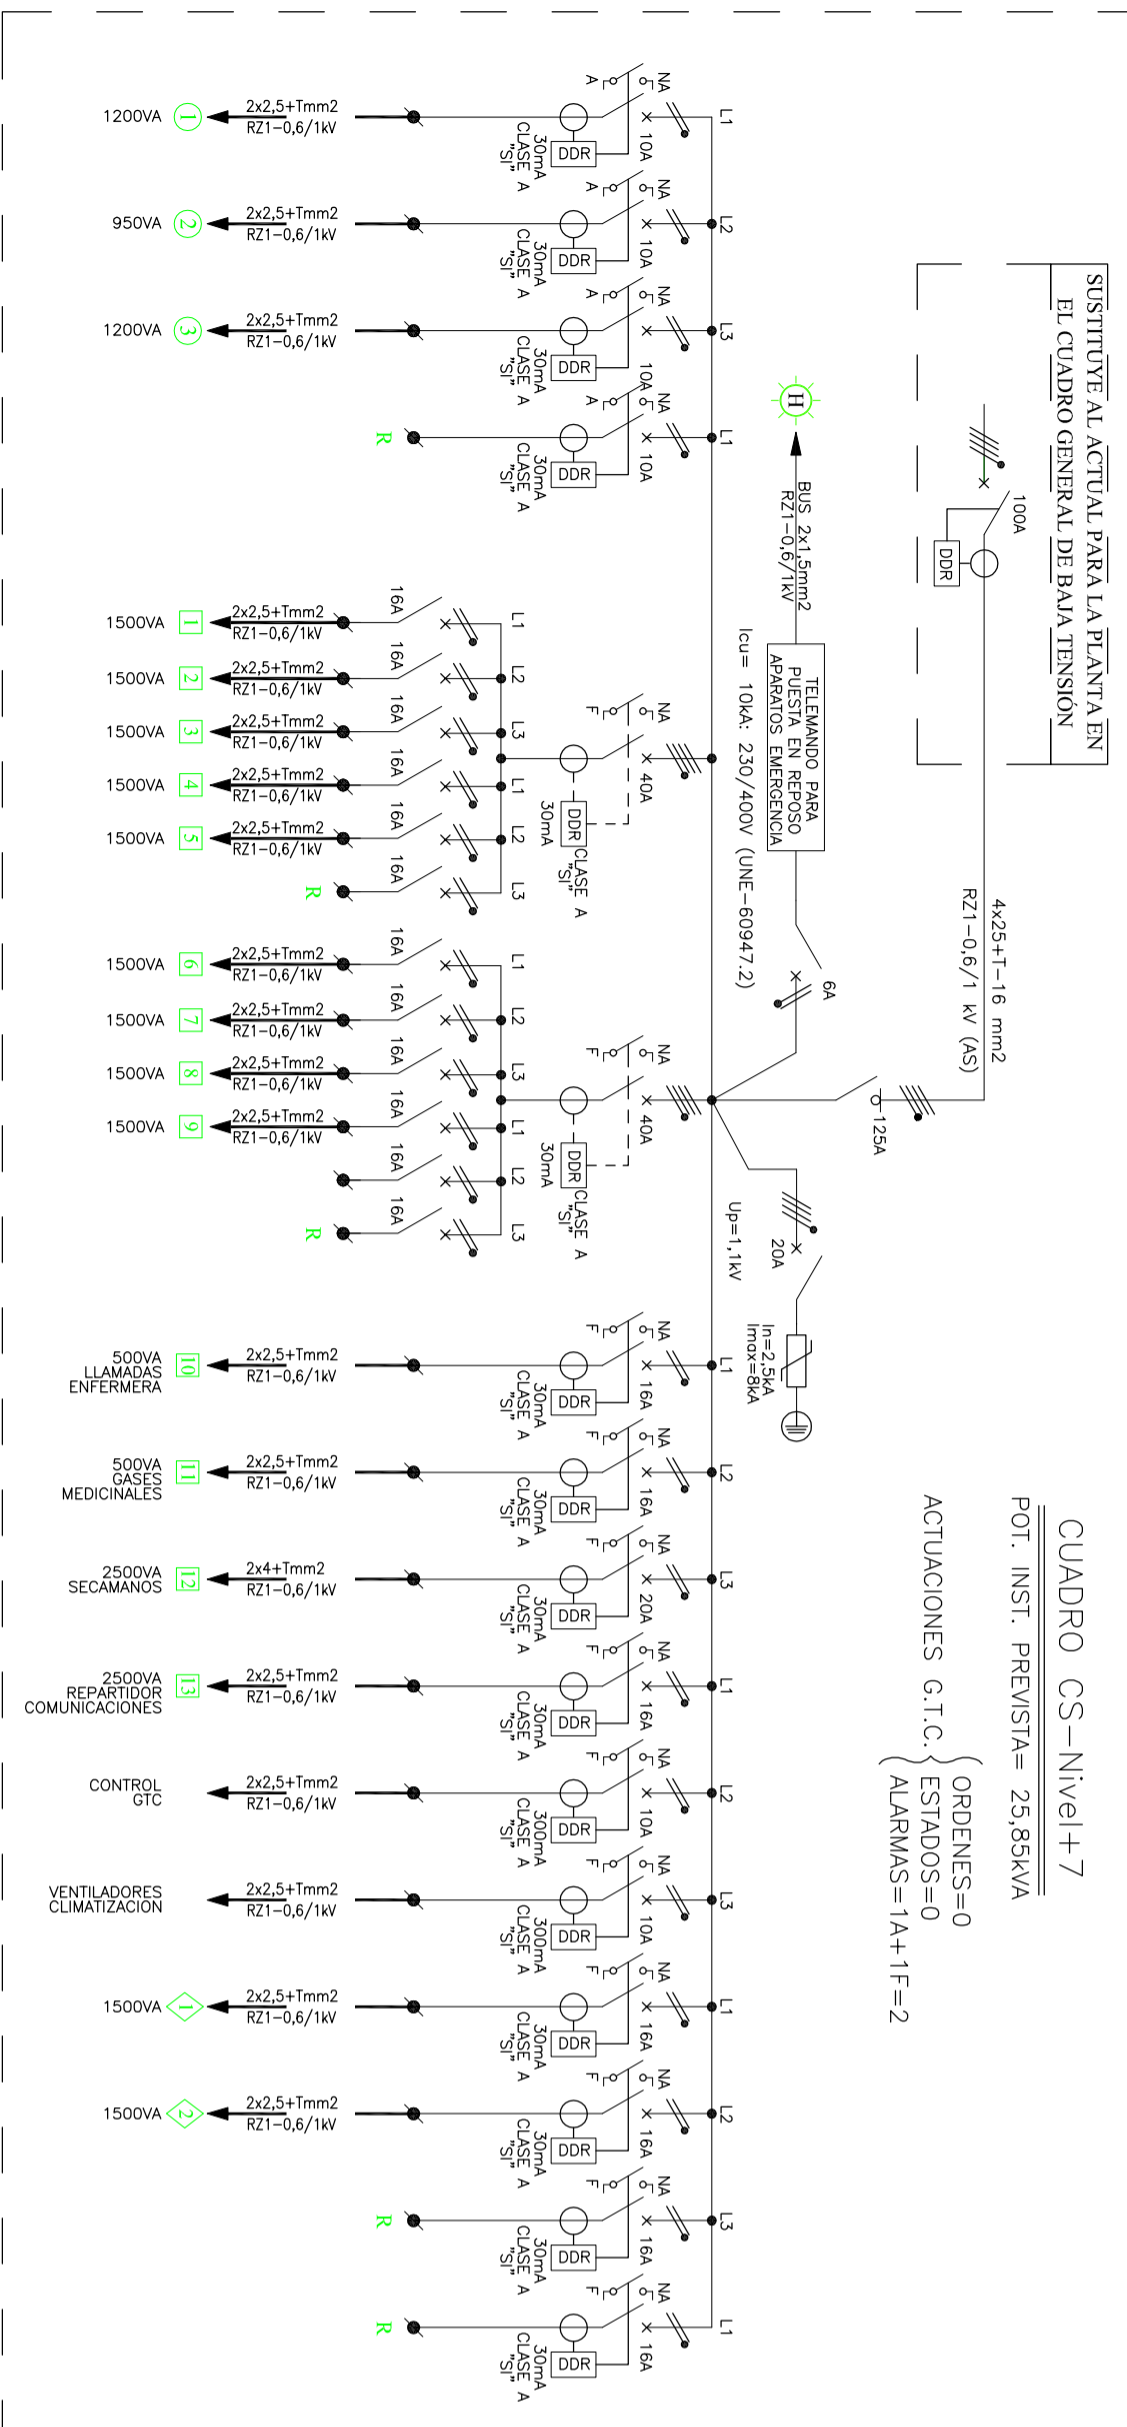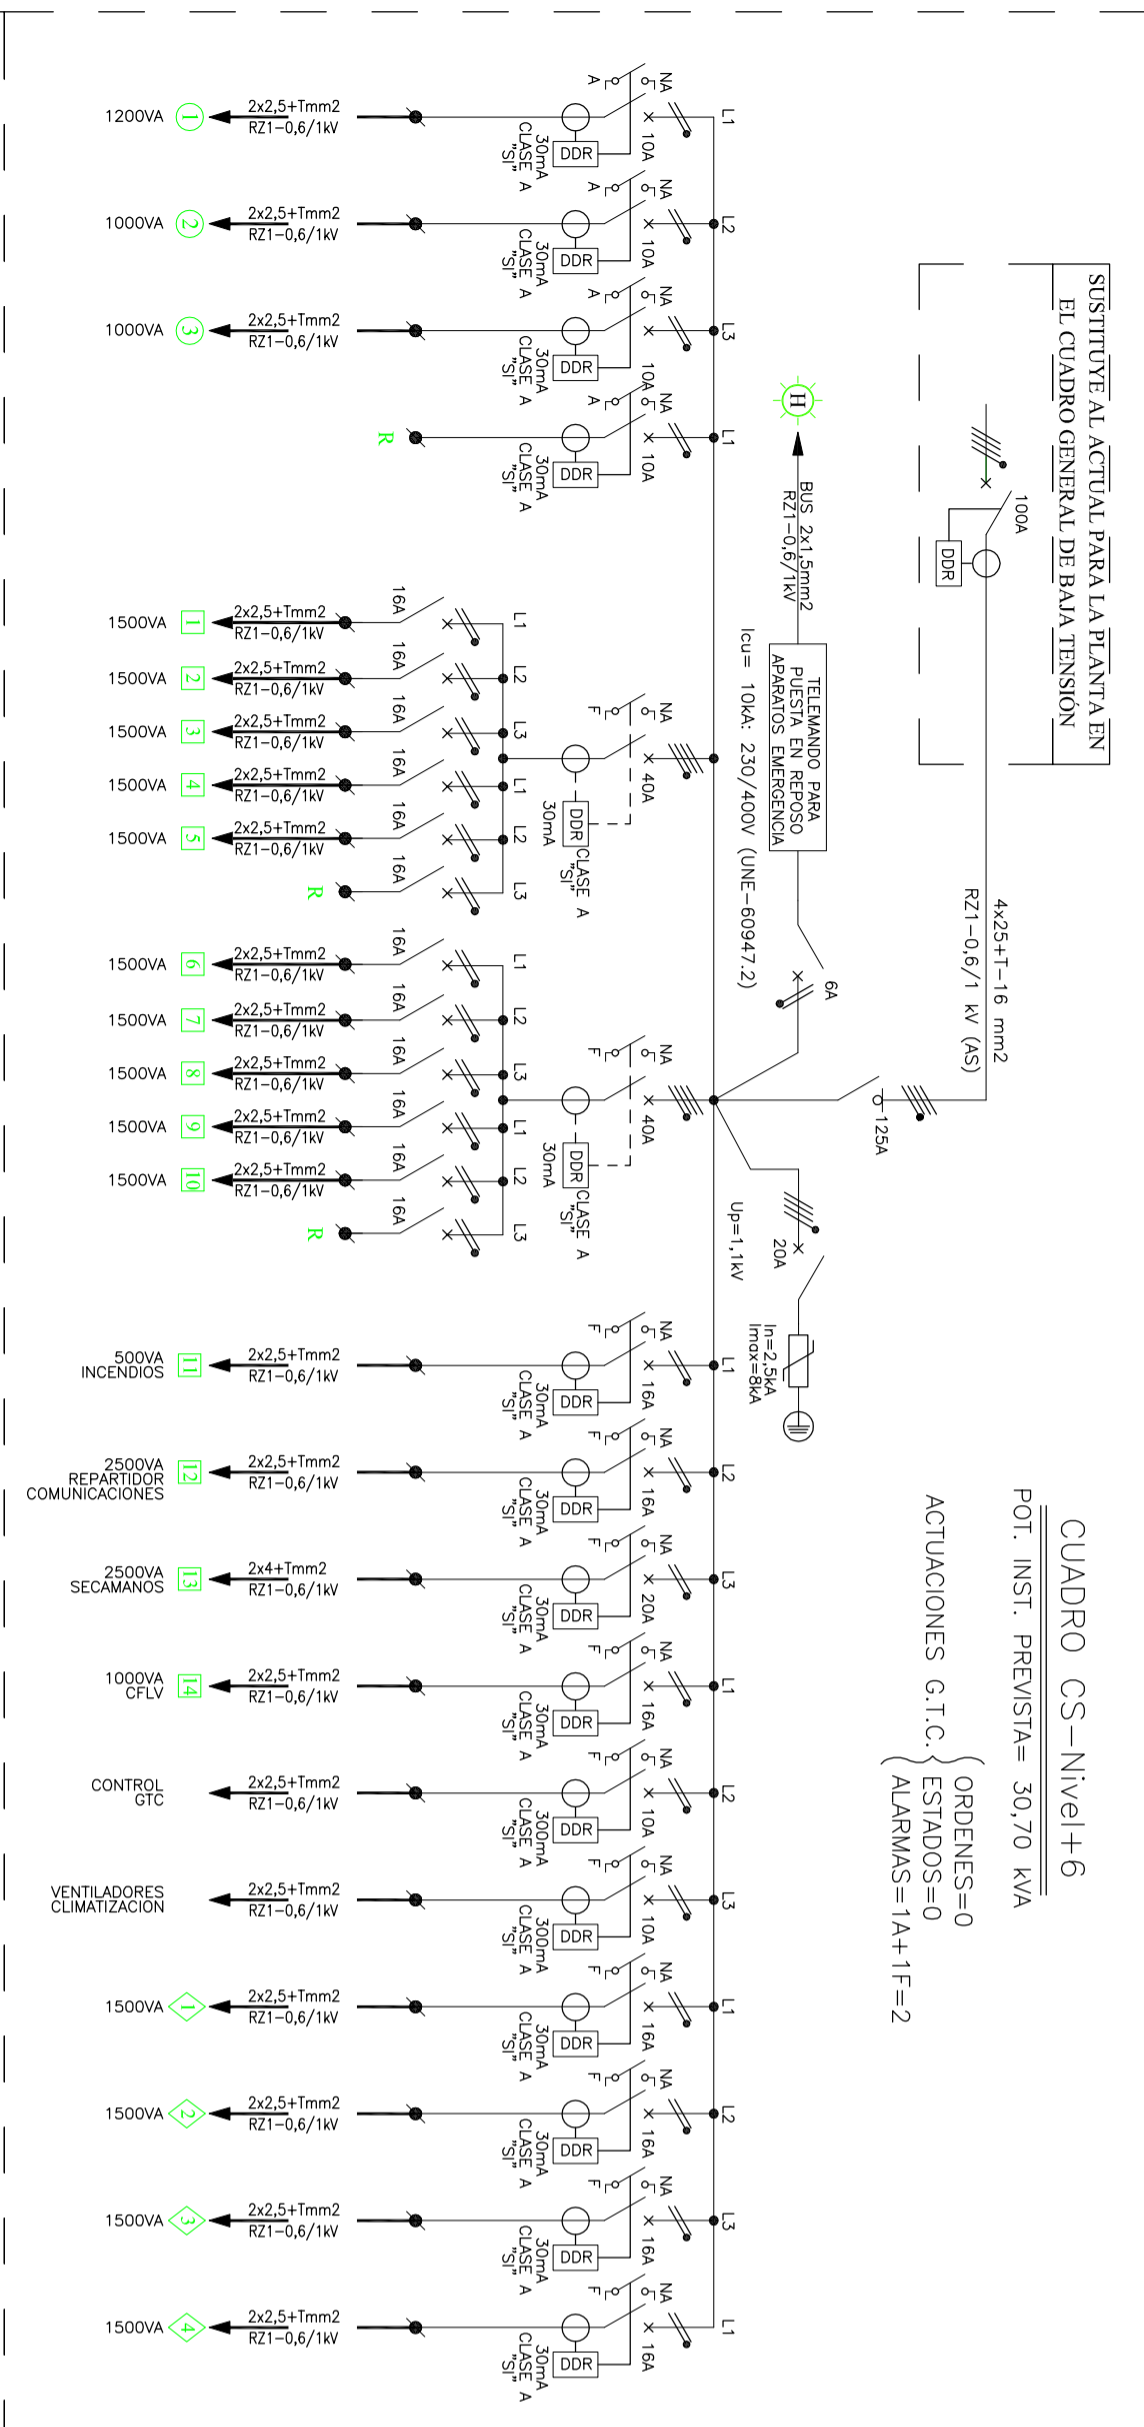


II-G-M
 Instituto de Investigación Sanitaria Gregorio Marañón
 Comunidad de Madrid

PROYECTO BASICO Y DE EJECUCION PARA LA REFORMA DE LAS PLANTAS 6ª Y 7ª DEL INSTITUTO PROVINCIAL DE REHABILITACION PARA LA CREACION DE UNA UNIDAD INNOVADORA PARA LA ATENCION SANITARIA INTEGRAL A PACIENTES CON IMD

PLANTA: _____
 PLANO N.º: EH-02 ESCALA: SIN ESCALA
 FECHA: Enero 2017
 EMPLAZAMIENTO: c/ Francisco Sívola 40 (28028 Madrid)


ARQUITECTO: **bernatto**
 JULIAN ARRANZ AYUSO

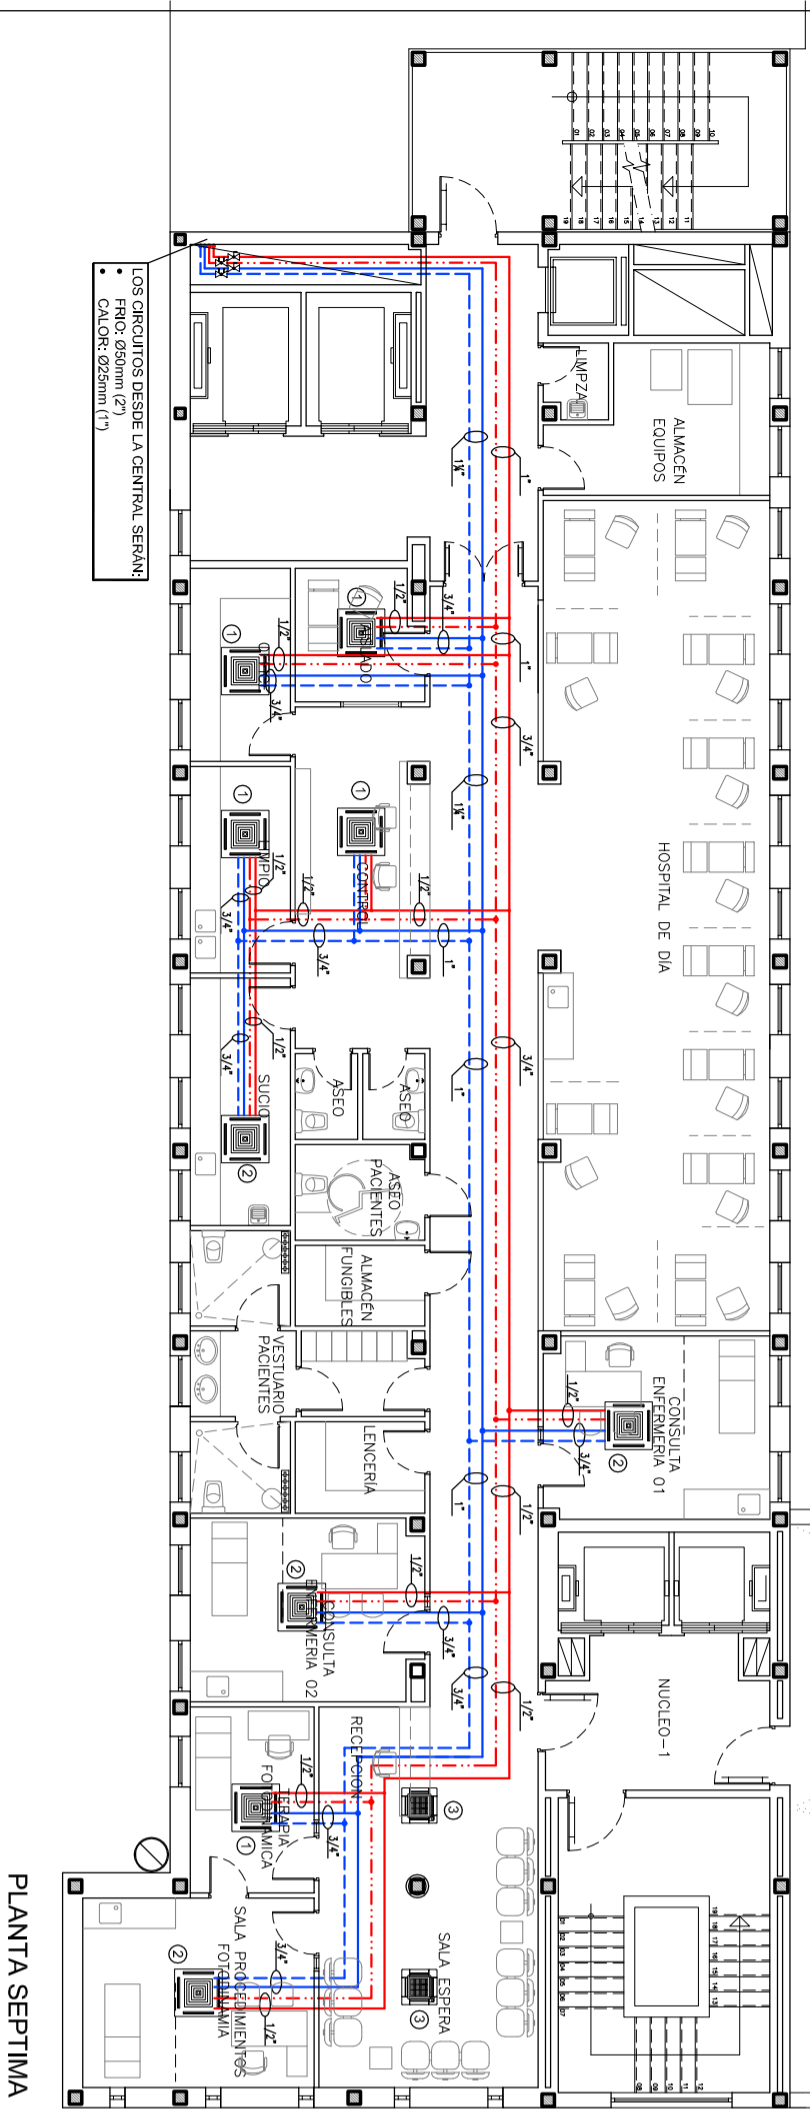

PLANTA SEPTIMA



PLANTA SEXTA

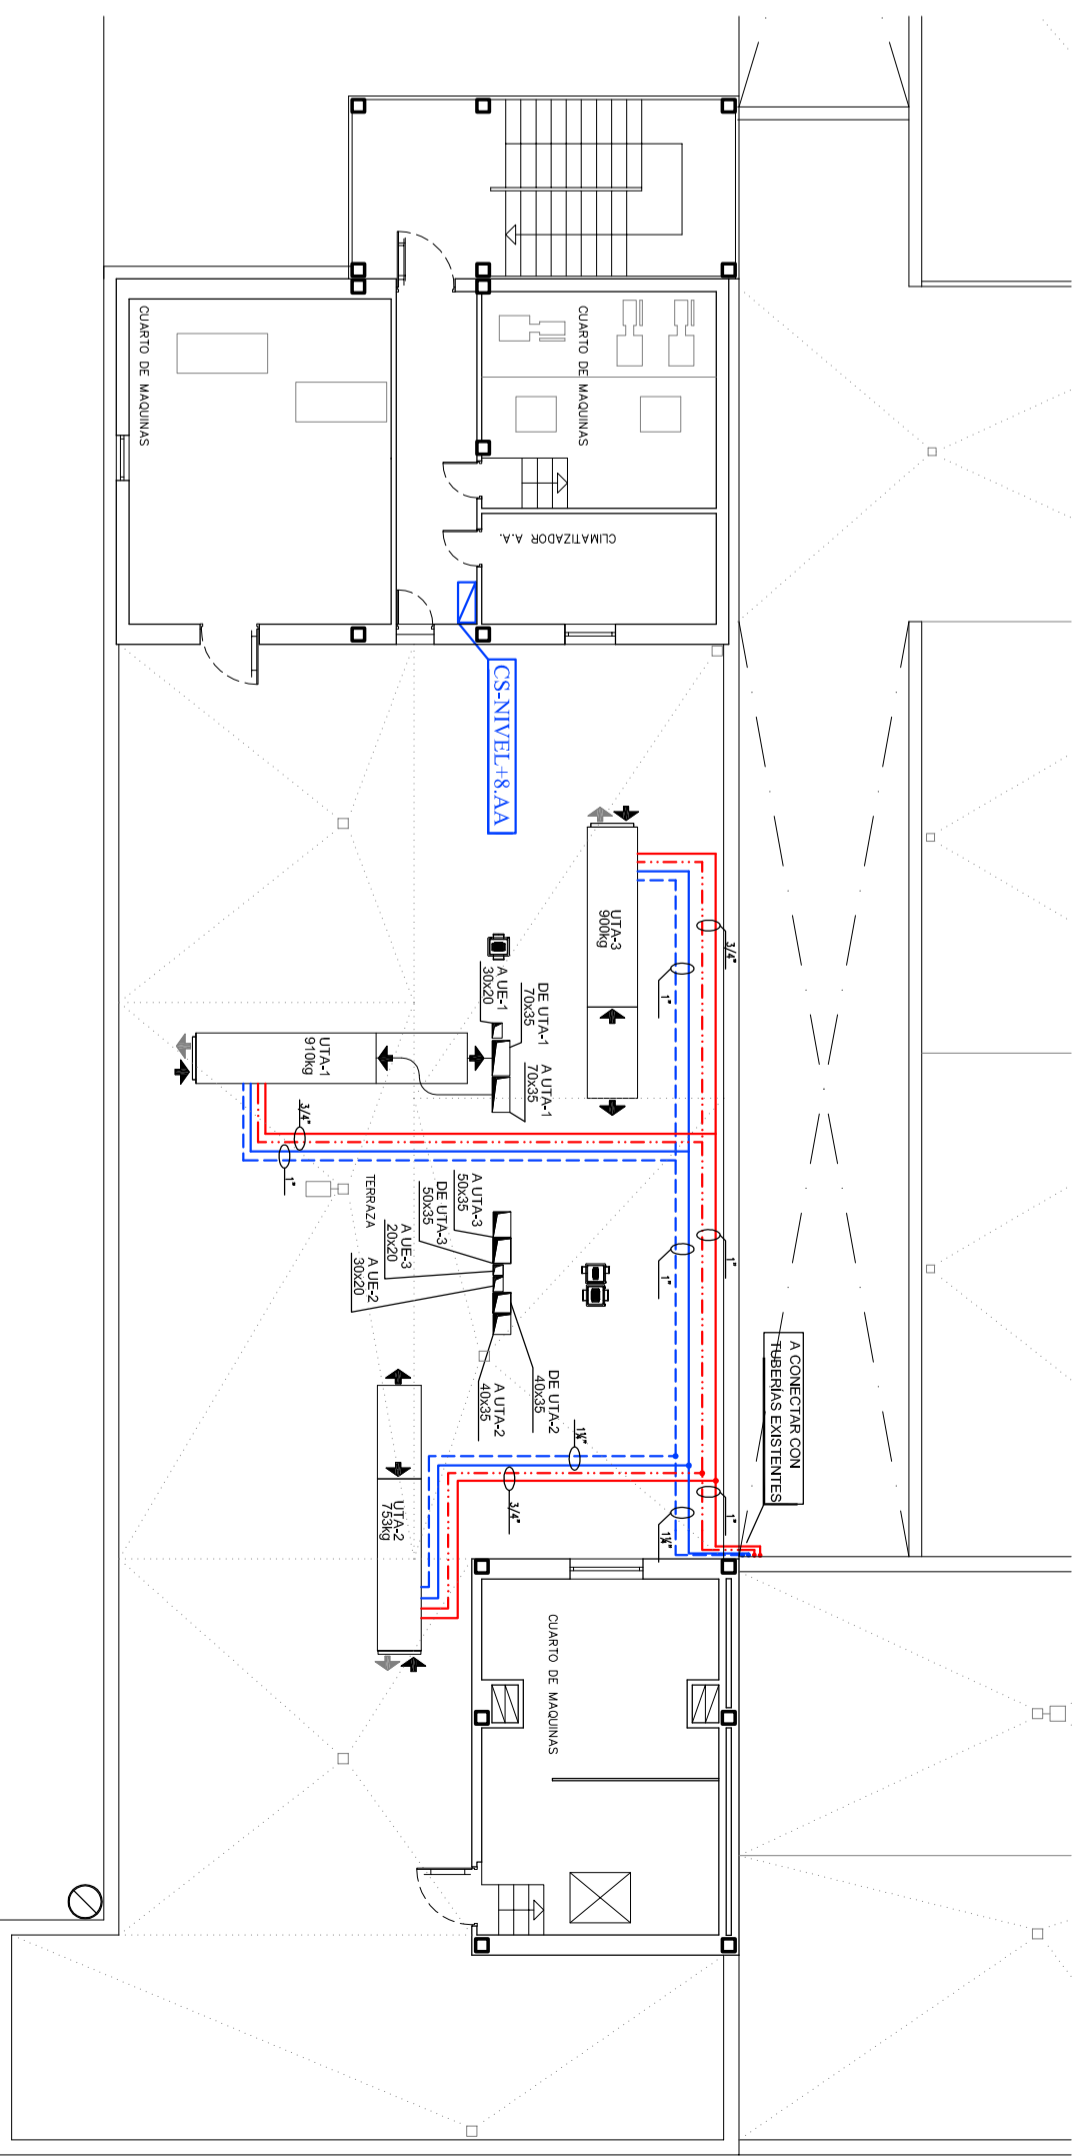

PLANTA CUBIERTA

LEYENDA INSTALACIONES MECANICAS		EQUIPOS	
	- TUBERIA DE IMPULSION DE AGUA CALIENTE.		* FANCOIL DEL TIPO CASSETTE HIDRONICO.
	- TUBERIA DE RETORNO DE AGUA CALIENTE.		* FANCOIL DEL TIPO CASSETTE RIV.
	- TUBERIA DE RETORNO DE AGUA FRÍA.		* RADIADEUR HERIDO FUUNDO (TRASLADO E INSTALACION DE FANCOIL EXISTENTE).
	- TUBERIA DE IMPULSION DE AGUA FRÍA.		* RADIADEUR HERIDO FUUNDO (TRASLADO E INSTALACION DE RADIADEUR EXISTENTE).
	- TUBERIA DE RETORNO DE AGUA FRÍA.		* FANCOIL. CARRERA. MODELO. 420X200. Pico: 14.5kg.
	- VALVULA DE BOLA.		* FANCOIL. CARRERA. MODELO. 420X200. Pico: 16.5kg.
	- VALVULA DE EQUILIBRIO.		* FANCOIL. DANNA. MODELO. FCQB/PT/EB. Pico: 2kg.



IIG-M
Instituto de Investigación Sanitaria Gregorio Marañón

Comunidad de Madrid

PROYECTO BASICO Y DE EJECUCION PARA LA REFORMA DE LAS PLANTAS 6ª Y 7ª DEL INSTITUTO PROVINCIAL DE REHABILITACION PARA LA CREACION DE UNA UNIDAD INNOVADORA PARA LA ATENCION SANITARIA INTEGRAL A PACIENTES CON IMD

PLANTA:	
PLANO N.º:	K-02
ESCALA:	1/150
FECHA:	Enero 2017
EMPILAZAMIENTO:	c/ Francisco Sívola 40 (28028 Madrid)
ARQUITECTO:	berniato
TITULO:	PLANO INSTALACIONES
Julian Arconz Ayuso	

2102/1121/00/TL
39648542002
2102/1121/00/TL
2102/1121/00/TL

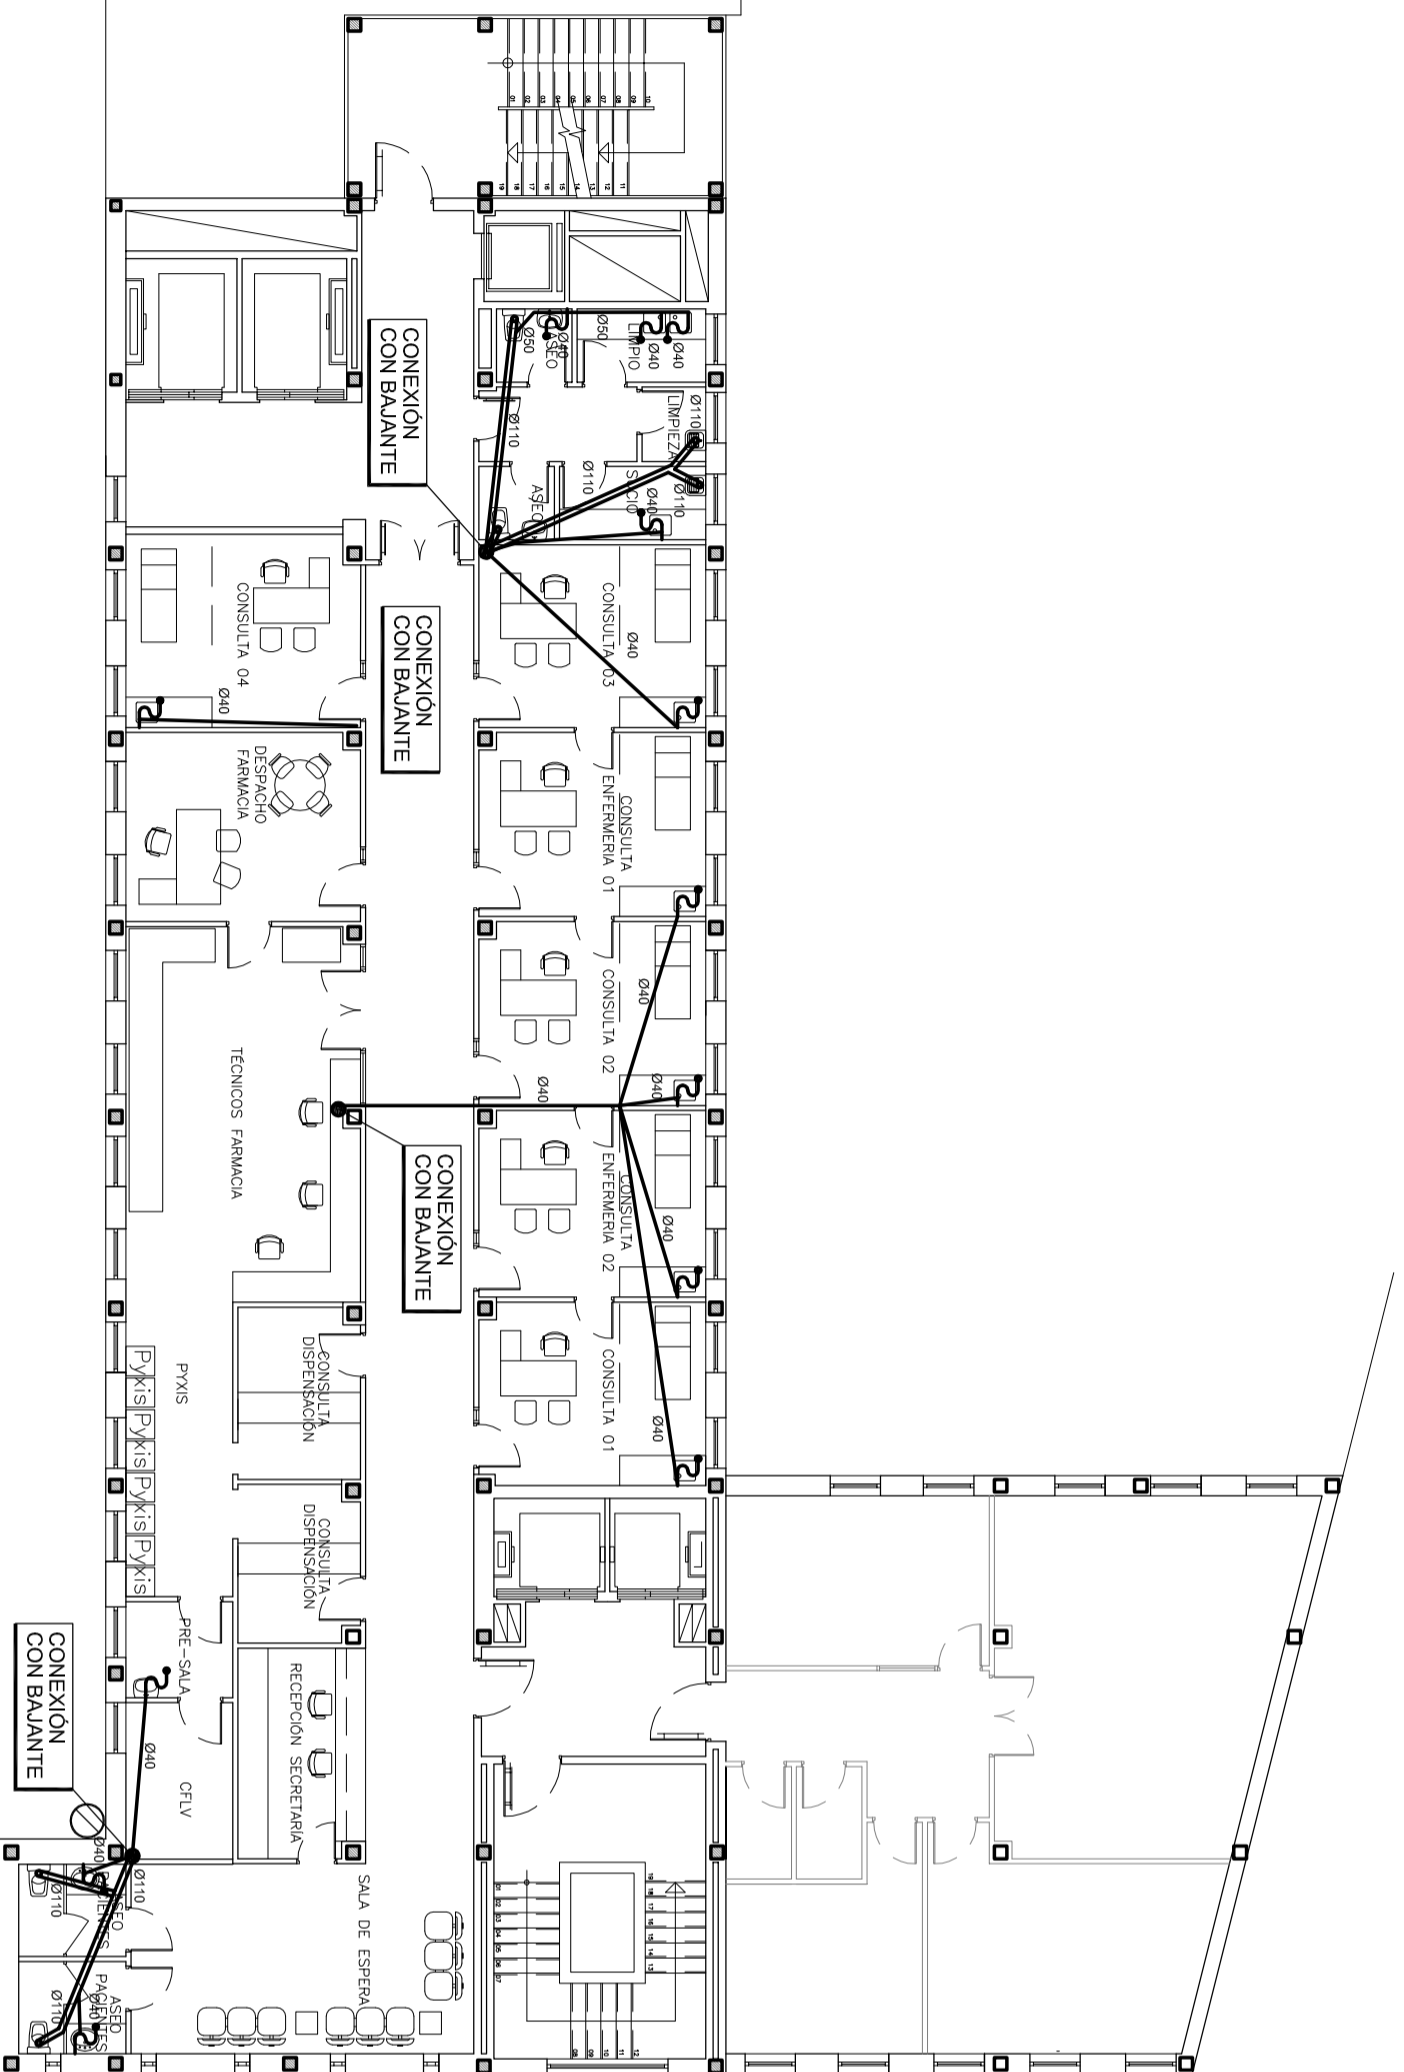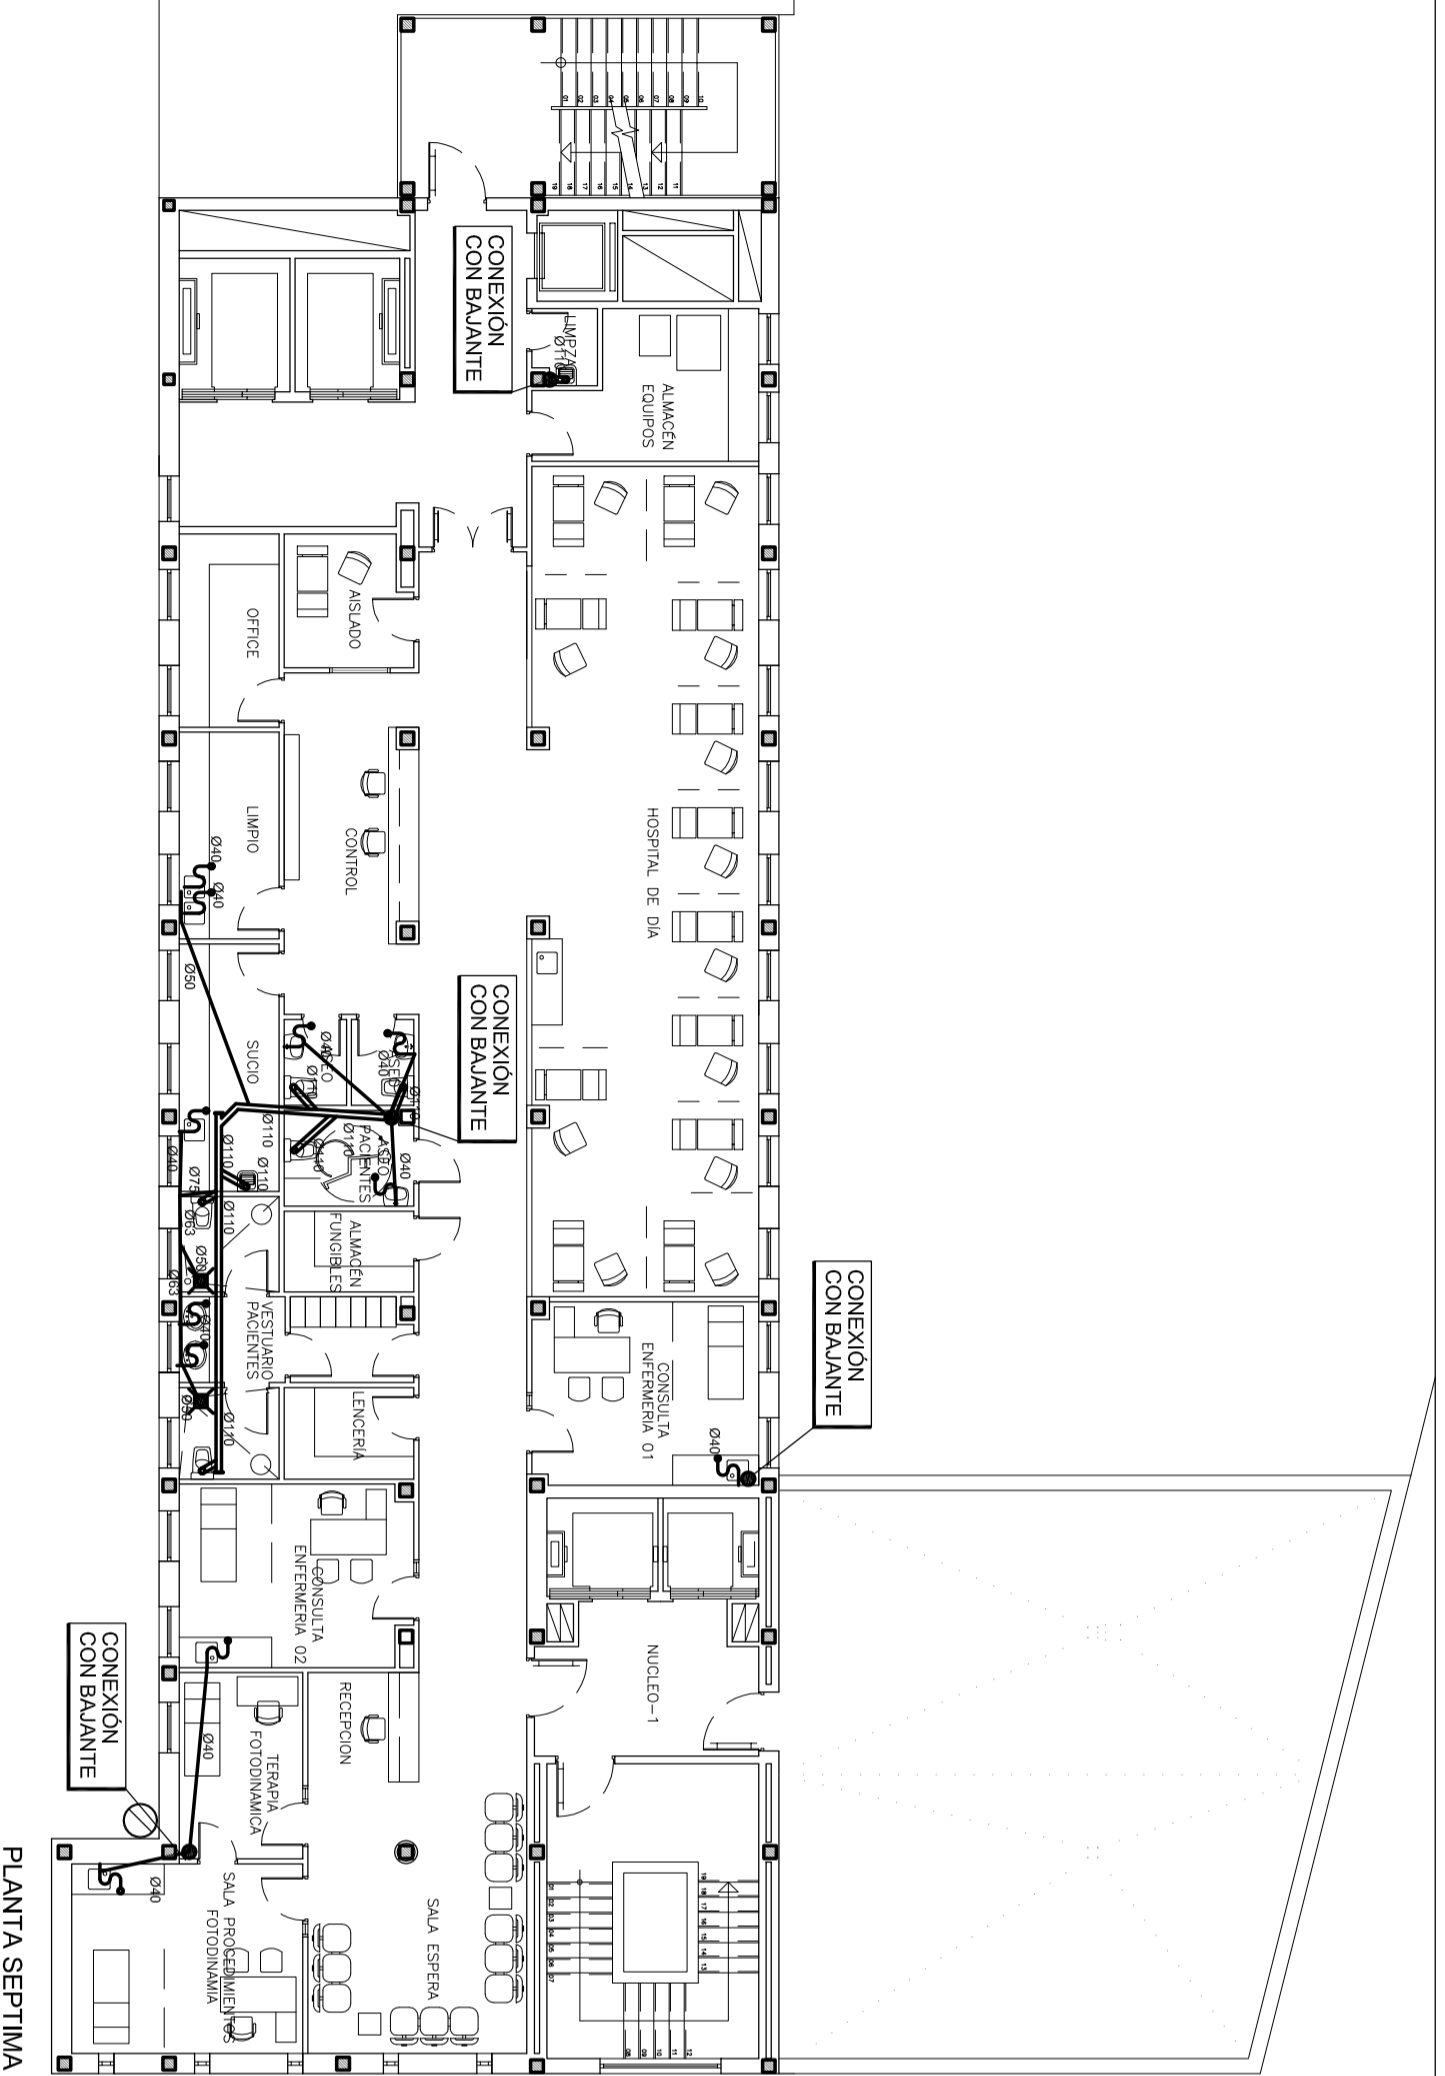

	LEYENDA DE EVACUACION DE AGUA	
	.- SIFÓN.	
	.- DESAGÜE DUCHA.	
	.- TUBERÍA DE DESGÜES DE PVC.	
	.- COLUMNA DE AGUA FRÍA.	


Instituto de Investigación Sanitaria Gregorio Marañón

Comunidad de Madrid


PROYECTO BASICO Y DE EJECUCION PARA LA REFORMA DE LAS PLANTAS 6ª Y 7ª DEL INSTITUTO PROVINCIAL DE REHABILITACION PARA LA CREACION DE UNA UNIDAD INNOVADORA PARA LA ATENCION SANITARIA INTEGRAL A PACIENTES CON IMD

PLANTA:	SEXTA Y SEPTIMA	ARQUITECTO:	bernabio
PLANO N.º:	SA-01	ESCALA:	1/150
FECHA:	Enero 2017	TITULO:	PLANOS INSTALACIONES
EMPLAZAMIENTO:	c/ Francisco Sívola 40 (28028 Madrid)		Julian Aranz Ayuso

Elaborado en: 2017/12/12/2017
Fecha: 2017/12/12/2017
Folio: 12/15
Este certificado es otorgado por el COAM a solicitud del interesado. Para más información, consulte con el COAM. Para verificar la autenticidad de este certificado, visite la página web del COAM: www.coam.es

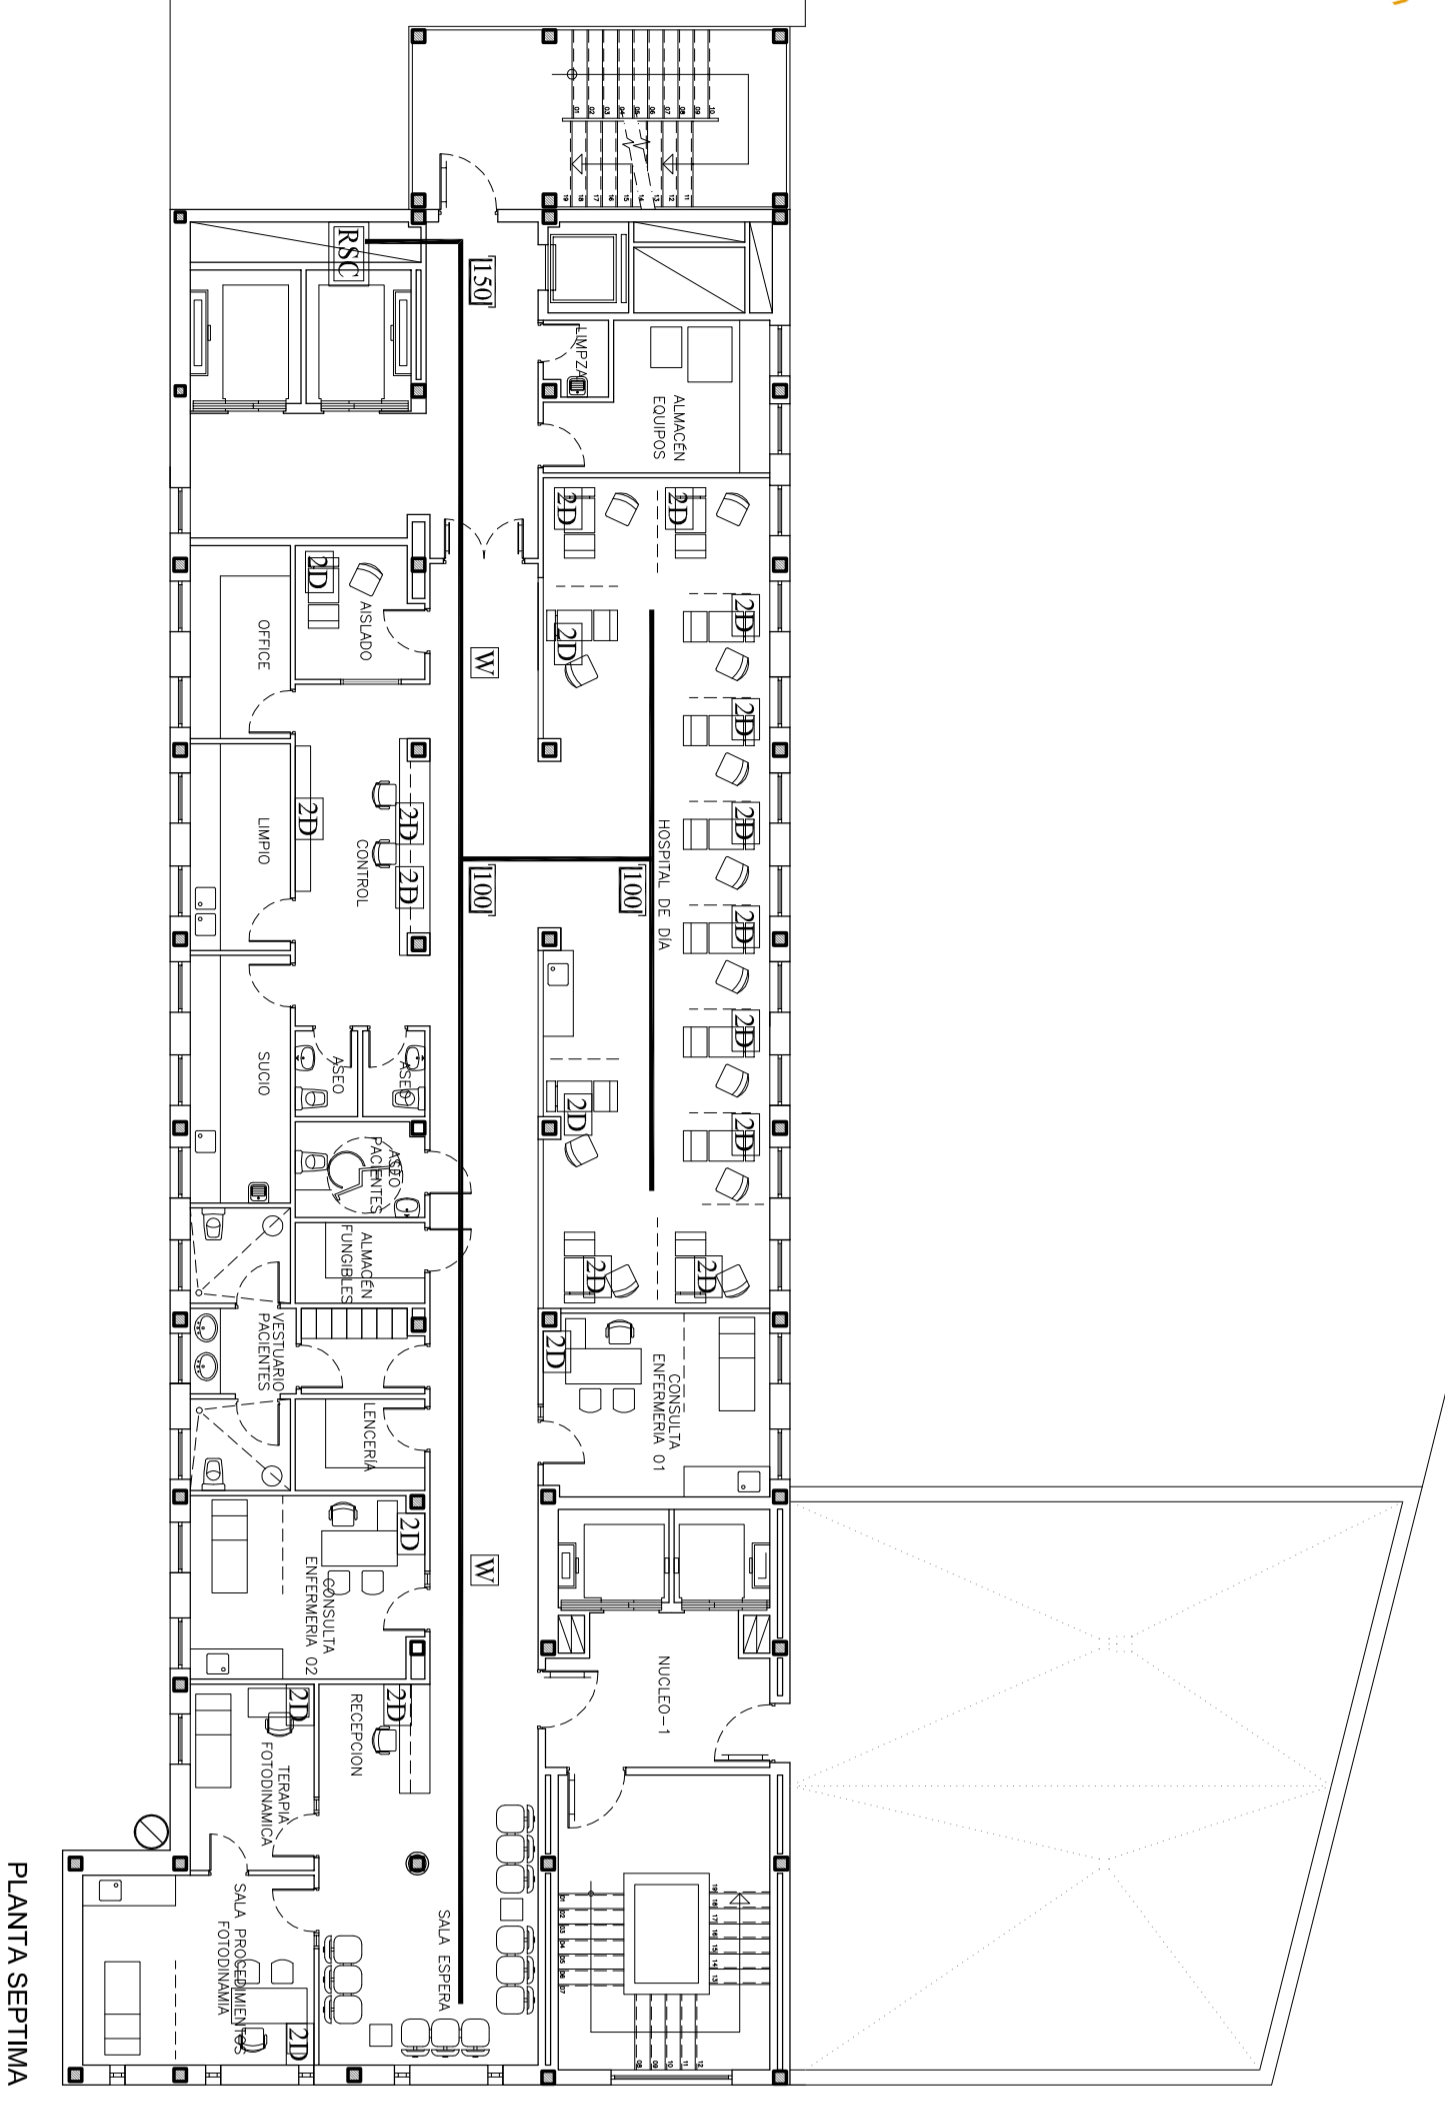


PLANTA SEPTIMA

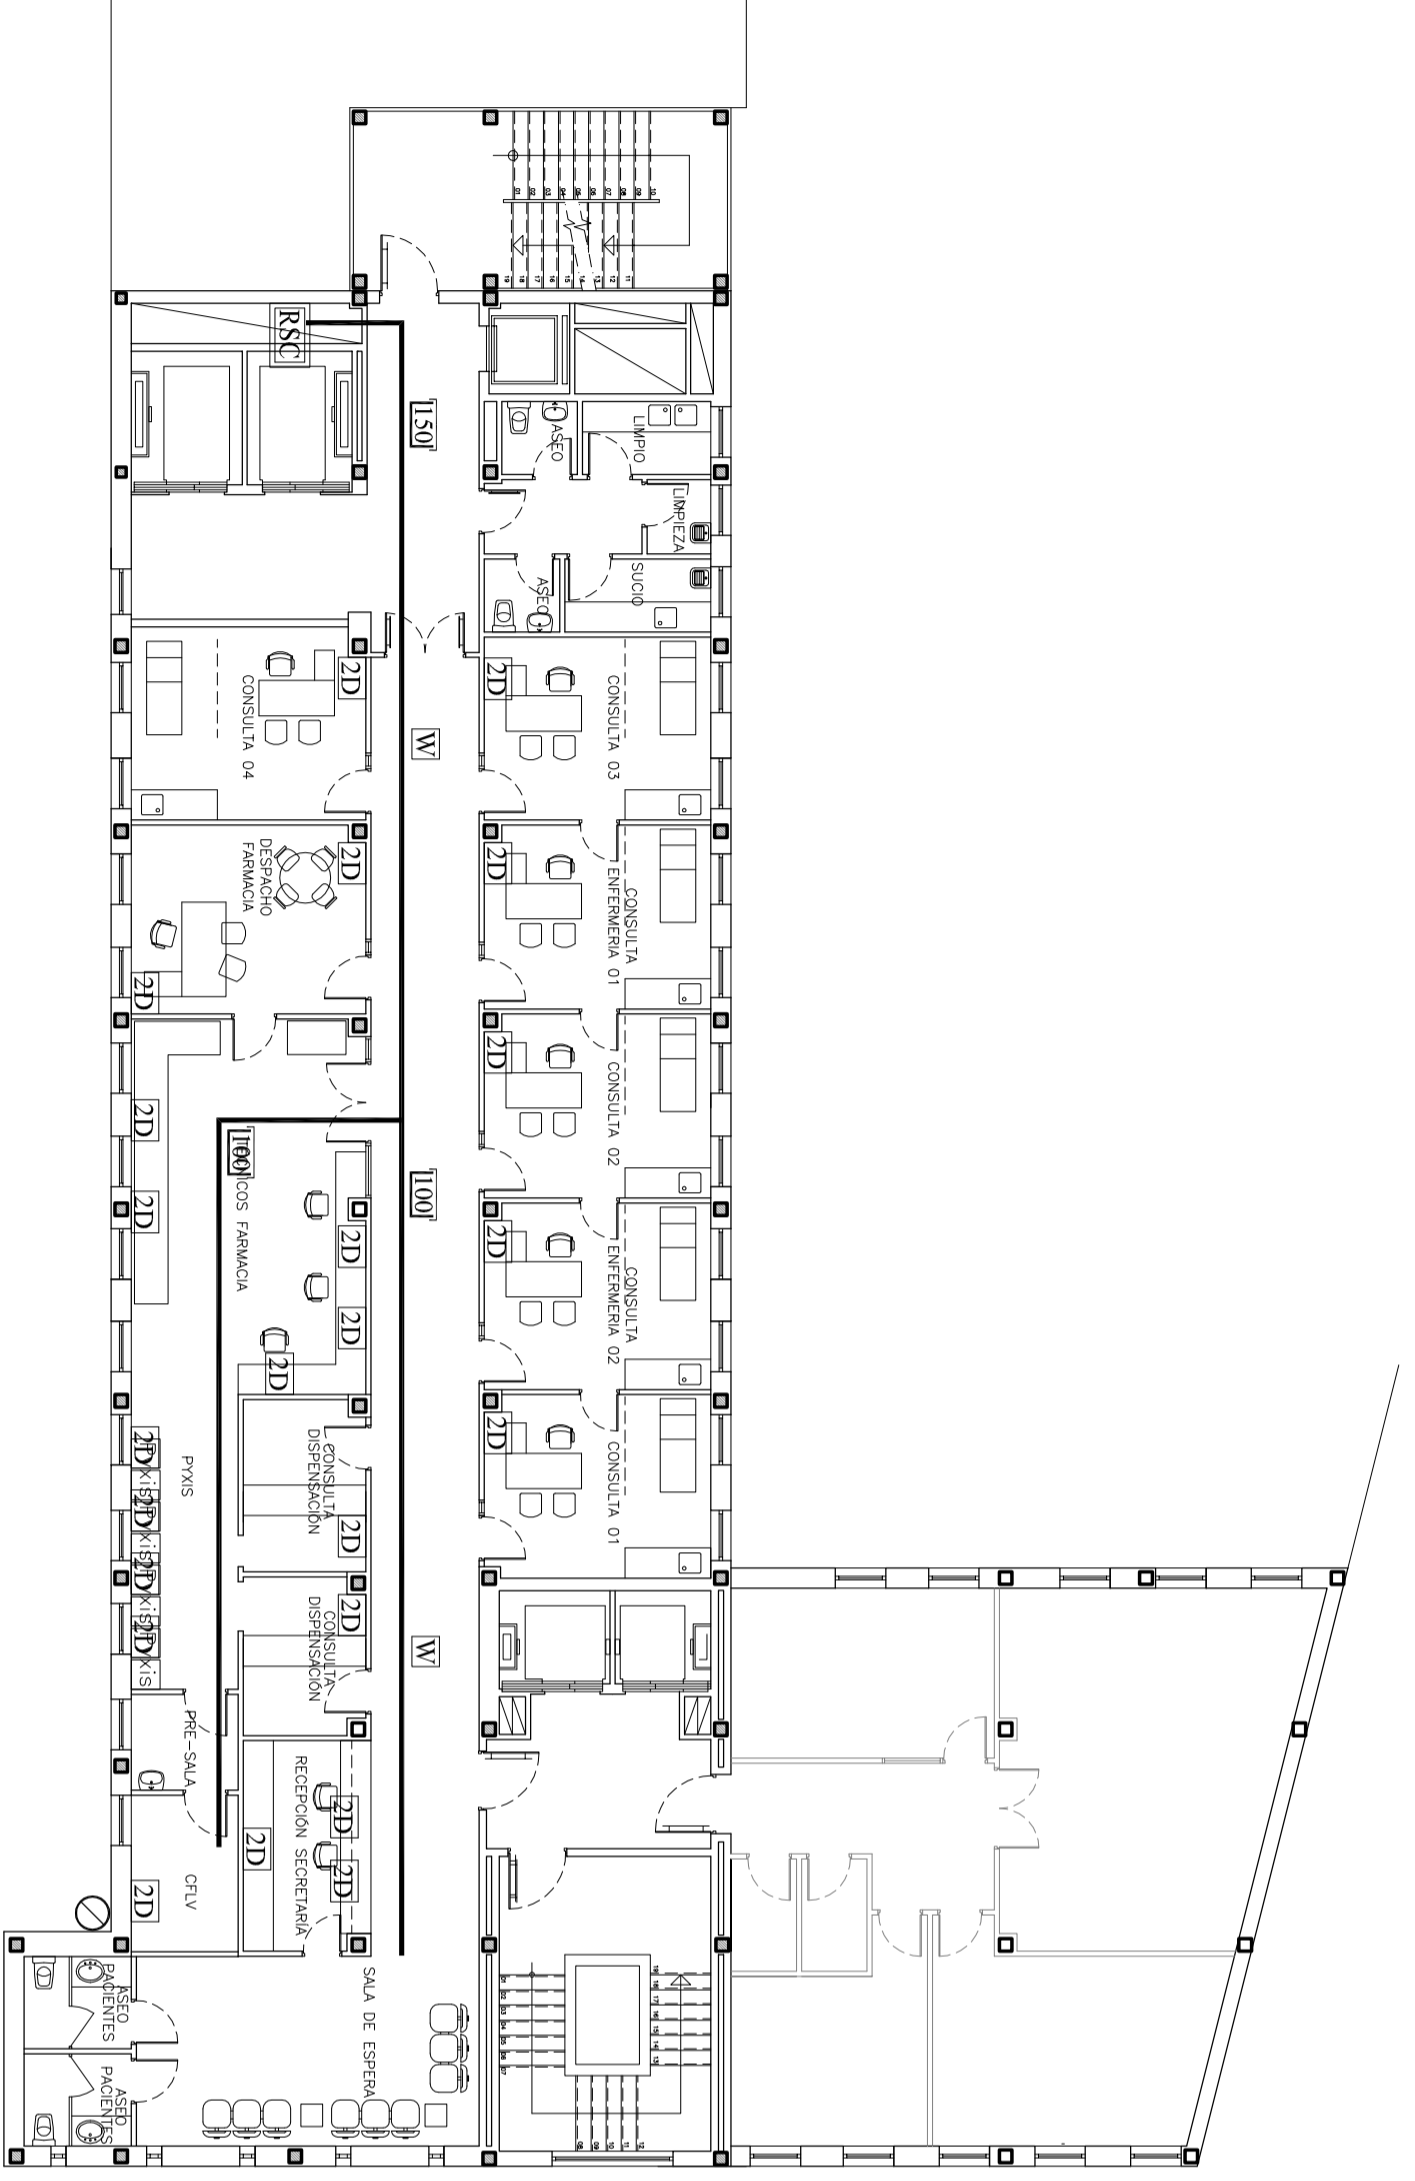


PLANTA SEXTA

LEYENDA INSTALACIÓN DE CABLEADO ESTRUCTURADO

2D	- TOMA DOBLE DE DATOS EN CALA PORTAMECANISMOS.
W	- TOMA DE DATOS PARA ANTENA WIFI P2E.
RSC	- REPARTIDOR SECUNDARIO DE ZONA PARA COMUNICACIONES.
—	- CANALIZACION TIPO PARA BANDEJAS.
222 XXX	- BANDEJA CON TAPA (CANAL), DISTINTAS DIMENSIONES.

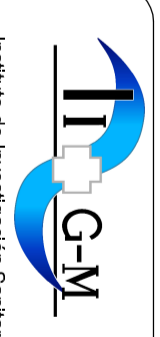


Instituto de Investigación Sanitaria Gregorio Marañón

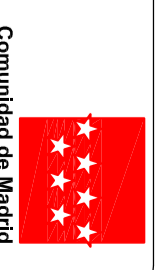


PROYECTO BASICO Y DE EJECUCION PARA LA REFORMA DE LAS PLANTAS 6ª Y 7ª DEL INSTITUTO PROVINCIAL DE REHABILITACION PARA LA CREACION DE UNA UNIDAD INNOVADORA PARA LA ATENCION SANITARIA INTEGRAL A PACIENTES CON IMD

PLANTA:	SEXTA Y SEPTIMA	ARQUITECTO:	bernatío
PLANO N.º:	U-01	ESCALA:	1/150
FECHA:	Enero 2017	TITULO:	PLANOS INSTALACIONES
EMPLAZAMIENTO:	c/ Froncoso Sievelo 40 (28028 Madrid)		Julian Arroz Ayuso

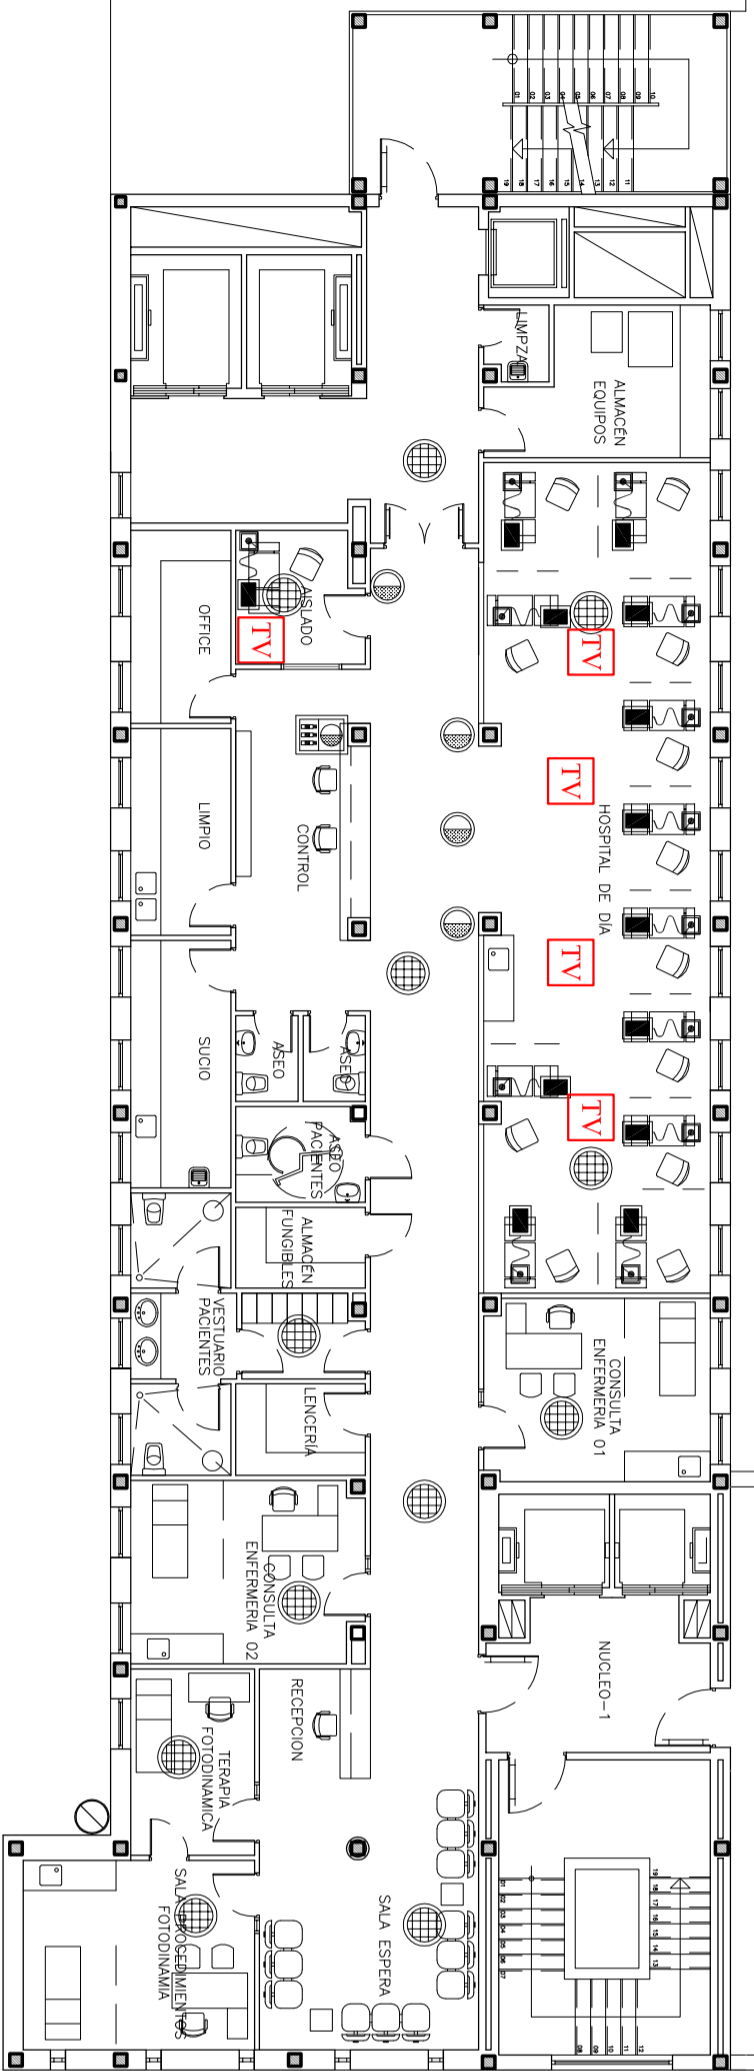

PLANTA SEPTIMA

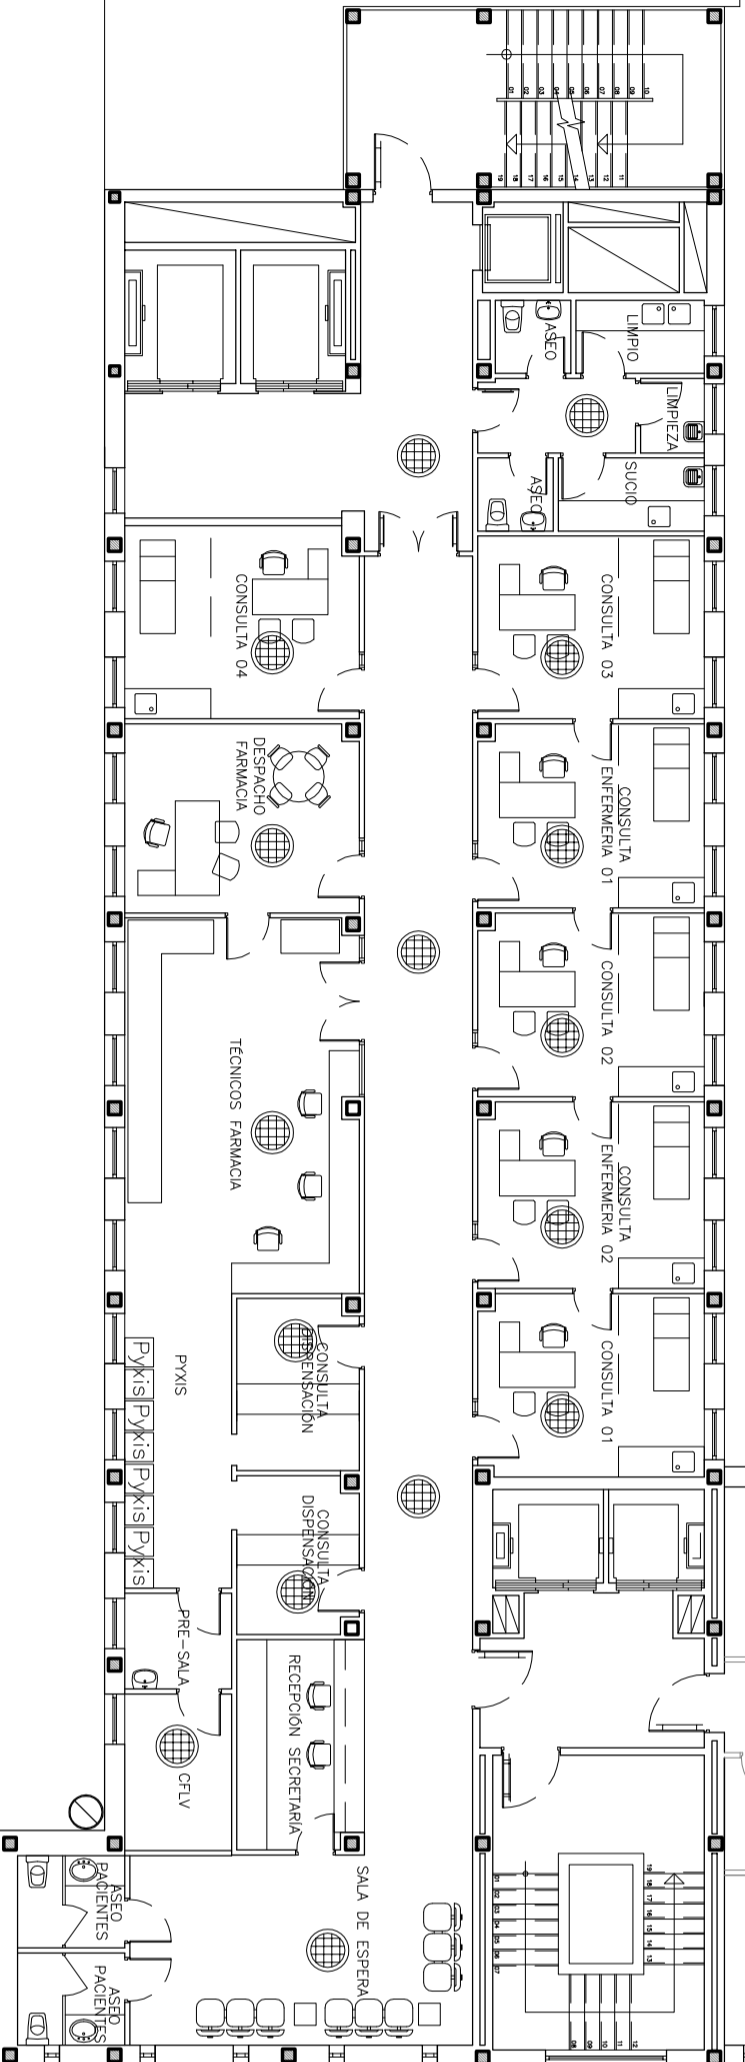

PLANTA SEXTA

LEYENDA INSTALACIONES COMPLEMENTARIAS

	COMUNICACION ENFERMO-ENFERMERA
	- CENTRAL DE LLAMADA ENFERMO-ENFERMERA CON SEÑALES LUMINOSAS PARA HABITACIONES SIN COMUNICACION VERBAL.
	- DISPOSITIVO DE LLAMADA Y ANULACION CON MANIPULADOR ENCHUFABLE PARA LLAMADAS SIN COMUNICACION VERBAL.
	- PLATÓN DE PUERTA CON CAMPOS LUMINOSOS SISTEMA LLAMADAS ENFERMO-ENFERMERA SIN COMUNICACION VERBAL
	MEGAFONIA
	- DIFUSOR ACÚSTICO EMPOTRABLE DE 6W. 4".
	- TOMA TV-FM CON MECANISMO EMPOTRADO PARA INSTALACION CON CABLE COAXIAL.



Instituto de Investigación Sanitaria Gregorio Marañón

Comunidad de Madrid

PROYECTO BASICO Y DE EJECUCION
PARA LA REFORMA DE LAS PLANTAS 6ª Y 7ª DEL INSTITUTO PROVINCIAL DE REHABILITACION
PARA LA CREACION DE UNA UNIDAD INNOVADORA PARA LA ATENCION SANITARIA INTEGRAL
A PACIENTES CON IMD

PLANTA:	SEXTA Y SEPTIMA	ARQUITECTO:	
PLANO N.º:	X-01	ESCALA:	1/150
FECHA:	Enero 2017	TITULO:	PLANOS INSTALACIONES COMPLEMENTARIAS

Julian Arranz Ayuso

EMPLAZAMIENTO:
C/ Francisco Sivila 40 (28028 Madrid)

7102/170/06 fecha 0396424002 nº 986489902
2102/171/007/ TL
PLANOS INSTALACIONES COMPLEMENTARIAS

un solo por cada planta. Para más información ver el certificado de COAM. Para más información ver el certificado de COAM. Para más información ver el certificado de COAM.